


Согласовано

Согласовано


Инд. № подл.	Подп. и дата	Взам. инв. №

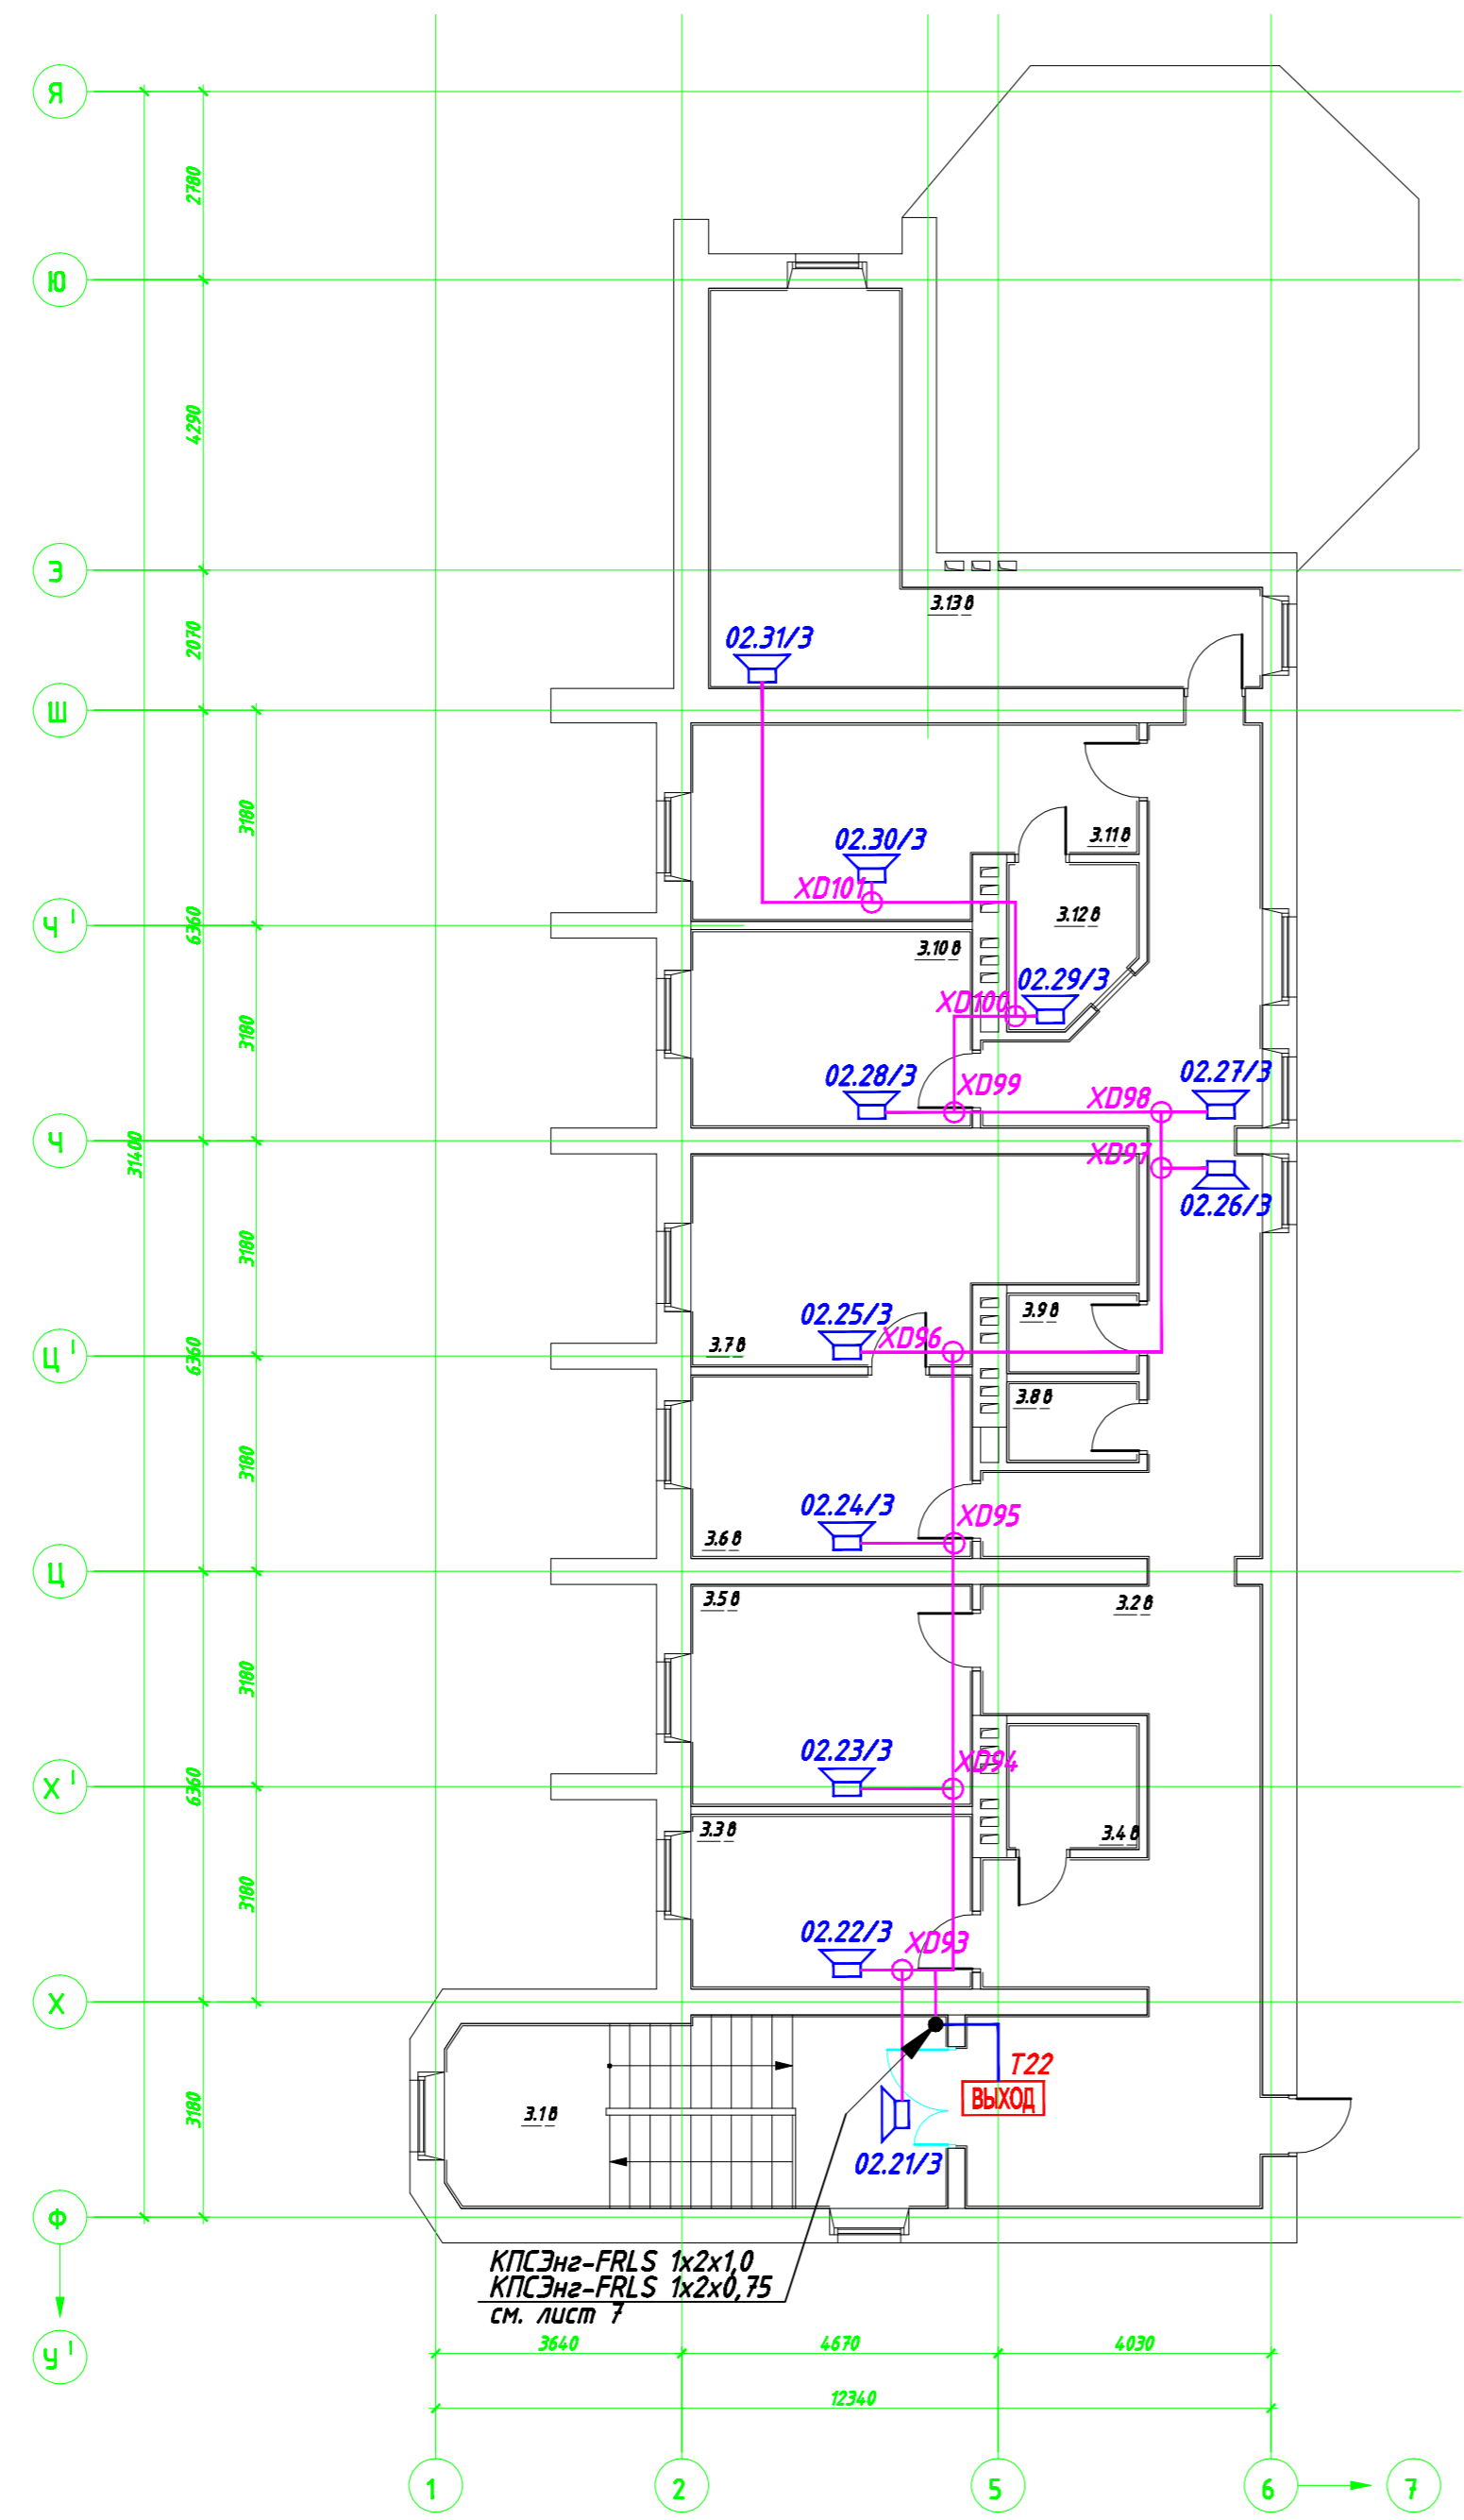

КПСЭнг-FRLS 1x2x1,0  
КПСЭнг-FRLS 1x2x0,75  
см. лист 7

Экспликация помещений

№ пом.	Наименование	Площадь, м <sup>2</sup>
3.18	Лестница	20,10
3.20	Коридор	59,30
3.30	Помещение дежурного персонала	10,33
3.40	Подсобное помещение	3,40
3.50	Кабинет зам. Директора по АХЧ	13,20
3.60	приёмная директора	10,86
3.70	Кабинет директора	17,29
3.80	С/у	2,13
3.90	С/у	2,13
3.100	Отдел кадров	11,76
3.110	Бухгалтерия	16,39
3.120	Касса	4,03
3.130	Помещение архива	24,01
Общая площадь этажа		194,93

00.0000-СОУЭ					
Изм.	Колуч.	Лист	№ док.	Подп.	Дата
Система оповещения о пожаре и управления эвакуацией					
			Стадия	Лист	Листов
			РП	14	25
ГИП	Ляшенко	План размещения оборудования и кабельных трасс.			
Проверил	Парыпчик	Блок В. План этажа на отн. +6.000			
Разраб.	Долгополов	 СЕРВИСНЫЙ ЦЕНТР			
			Копировал	Формат А2	