


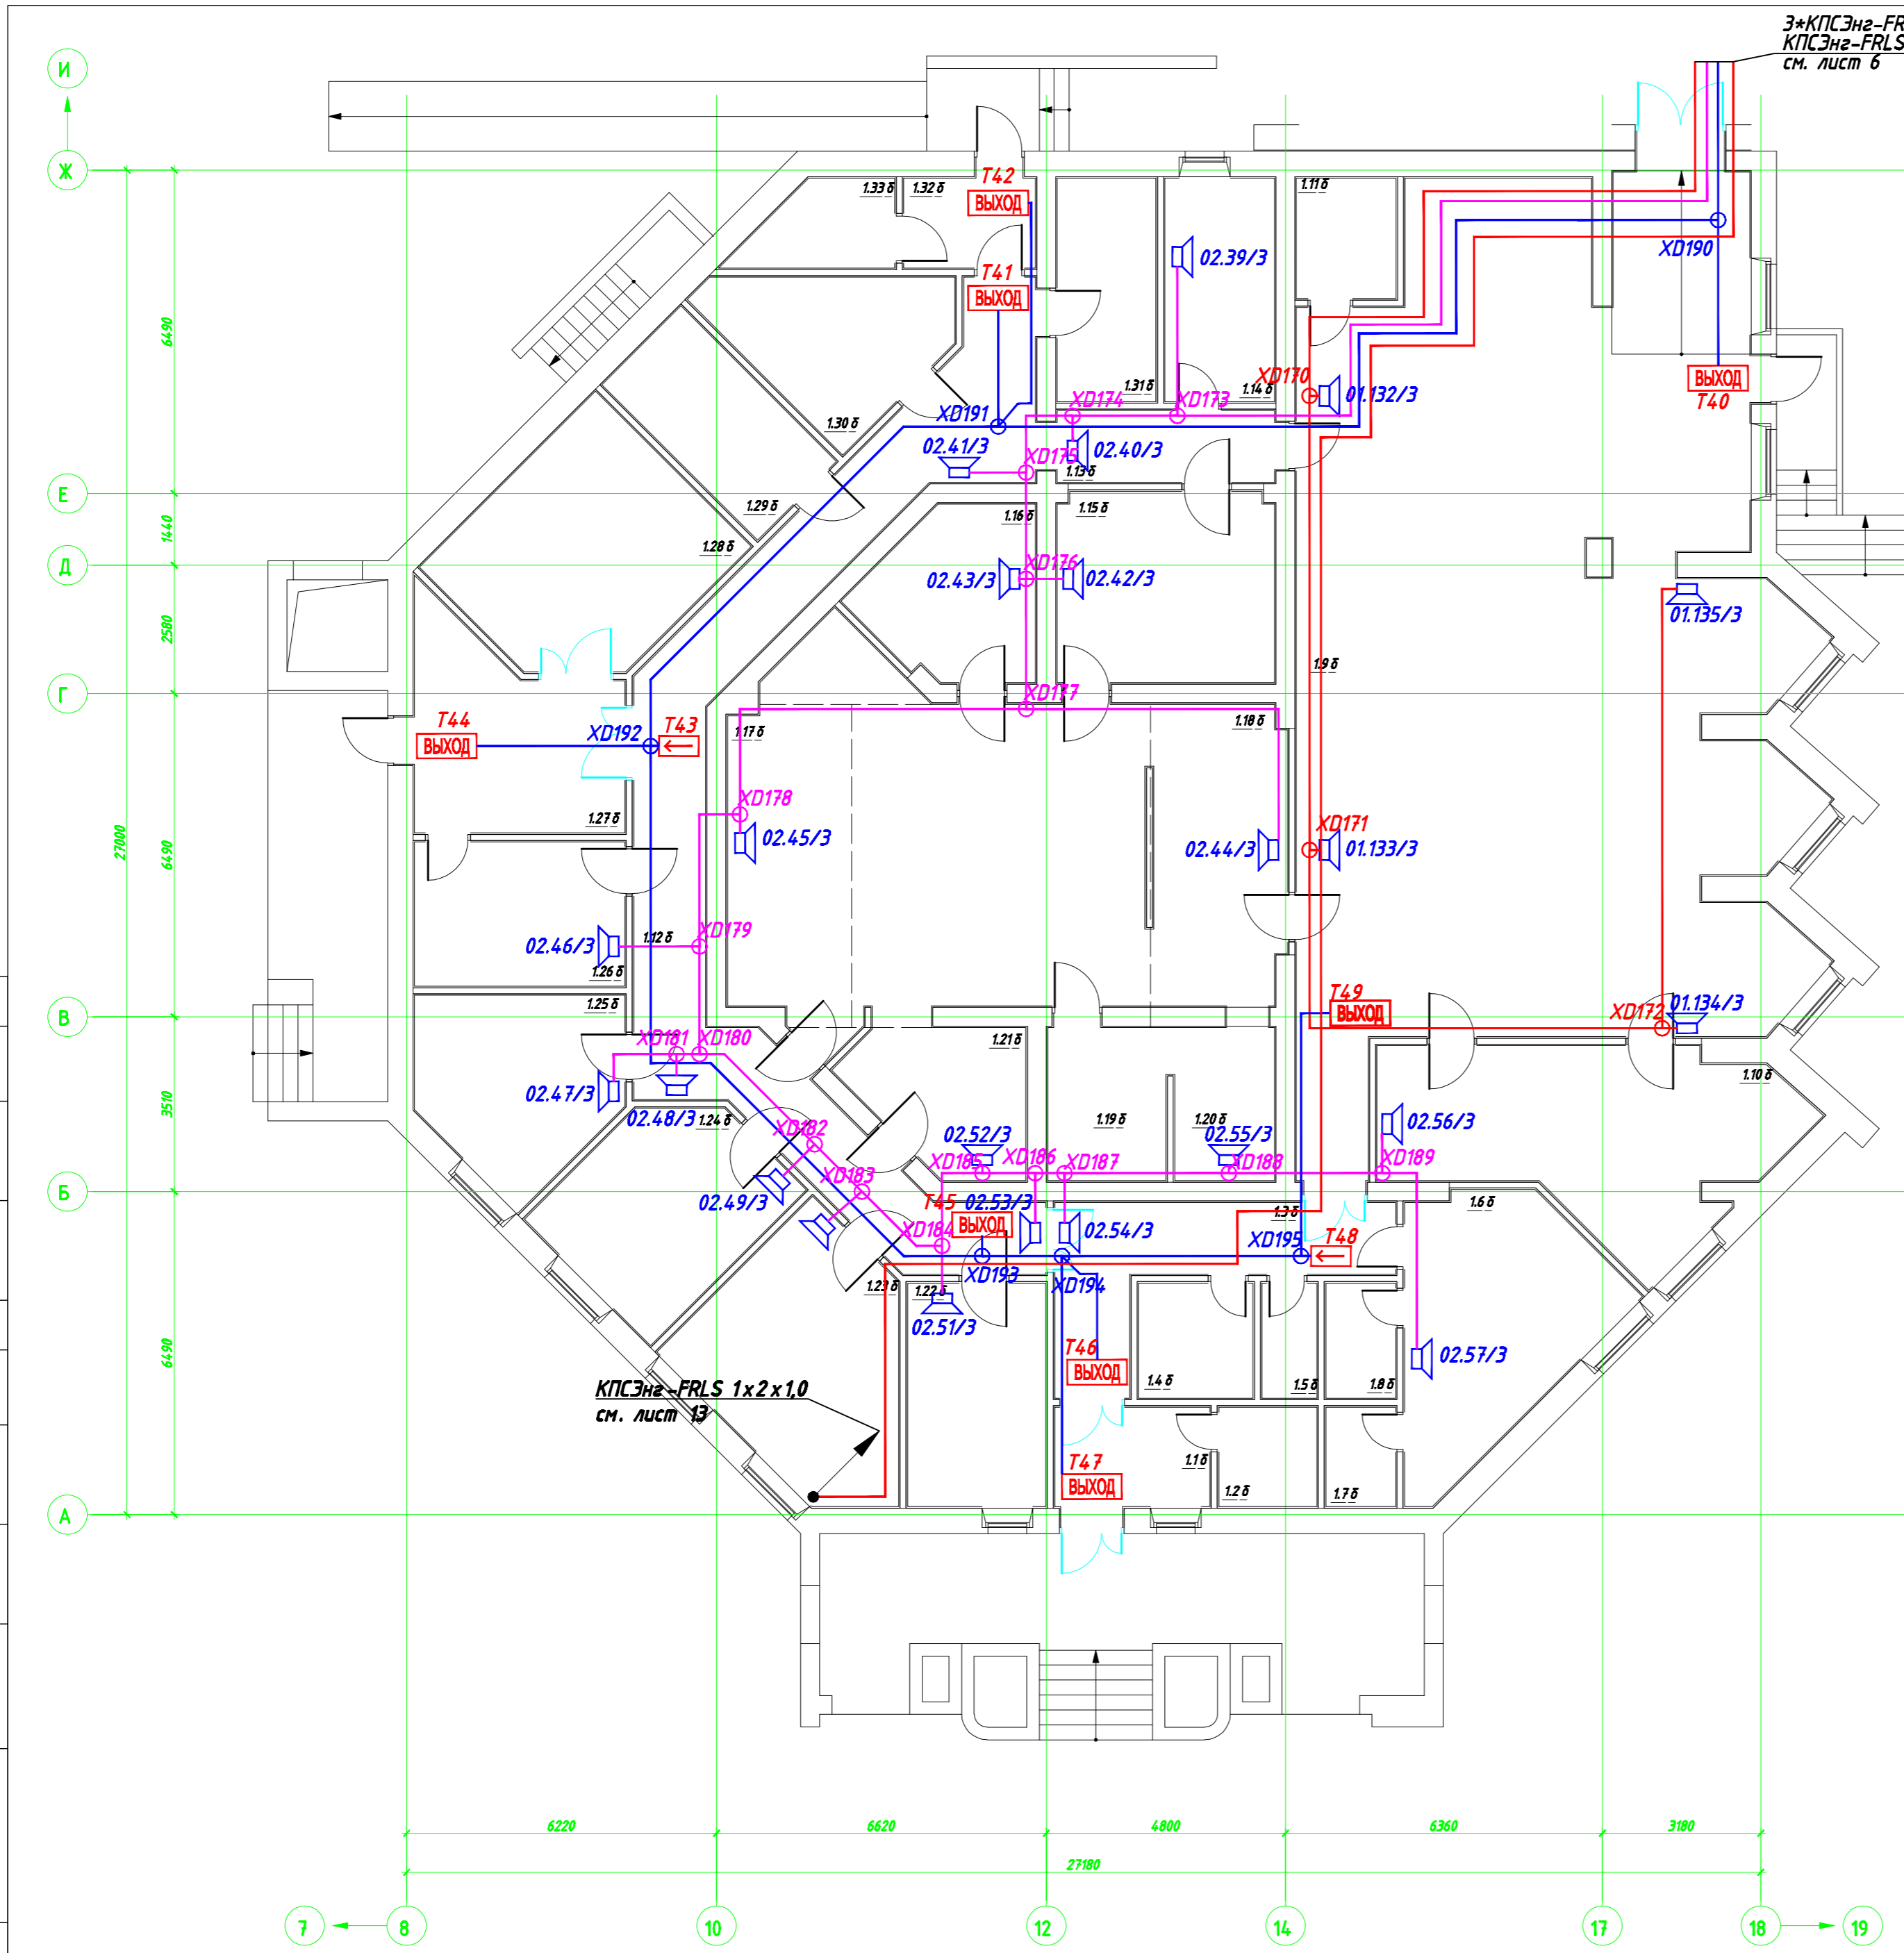
3*КПСЭн2-FRLS 1x2x1,0
 КПСЭн2-FRLS 1x2x0,75
 см. лист 6

Экспликация помещений

№ пом.	Наименование	Площадь, м ²
1.1б	Тамбур	6,74
1.2б	Подсобное	3,93
1.3б	Коридор	13,58
1.4б	Кладовая чистого белья	5,31
1.5б	Туалет	2,54
1.6б	Комната персонала	18,96
1.7б	Туалет	2,80
1.8б	Душевая	3,23
1.9б	Обеденный зал (54 места)	160,60
1.10б	Обеденный зал для персонала (16 мест)	26,33
1.11б	Электрощитовая пищеблока	4,83
1.12б	Коридор	4,191
1.13б	Коридор	6,27
1.14б	Комната зав. производством	9,87
1.15б	Моечная столовой посуды	16,61
1.16б	Моечная кухонной посуды	10,61
1.17б	Горячий цех	55,70
1.18б	Раздаточная	16,05
1.19б	Помещение хранения хлеба	7,63
1.20б	Хлеборезочная	6,22
1.21б	Холодный цех	9,67
1.22б	Цех мучных изделий	12,46
1.23б	Мясо-рыбный цех	19,03
1.24б	Овощной цех	15,03
1.25б	Помещение первичной обработки продуктов	13,99
1.26б	Кладовая и моечная тары	12,23
1.27б	Загрузочная	15,14
1.28б	Помещение охлаждаемых камер	21,04
1.29б	Кладовая сухих продуктов	9,89
1.30б	Кладовая овощей и солений	11,67
1.31б	Кладовая запаса продуктов	8,89
1.32б	Тамбур	4,77
1.33б	Охлаждаемая камера отходов	4,76
	Общая площадь этажа	578,29

Согласовано	Взам. инв. №	
	Подп. и дата	
Согласовано	Инв. № подл.	
	Подп. и дата	

00.0000-СОУЭ					
Изм.	Колуч.	Лист	№ док.	Подп.	Дата
Система оповещения о пожаре и управления эвакуацией					
План размещения оборудования и кабельных трасс. Блок Б. План этажа на отн. +0.300					
Копировал					
			Стадия	Лист	Листов
			РП	18	25
ГИП	Ляшенко				
Проверил	Парыпчик				
Разраб.	Долгополов				
 СЕРВИСНЫЙ ЦЕНТР					
Формат А2					



КПСЭн2-FRLS 1x2x1,0
 см. лист 13