


Экспликация помещений

№ пом.	Наименование	Площадь, м²
0.1a	Тамбур	6,44
0.2a	Холл	20,54
0.3a	Подсобное помещение	3,89
0.4a	Помещение ВРУ и электрощитовой	12,63
0.5a	С/у с душем для персонала	3,55
0.6a	Комната персонала	10,41
0.7a	Техническое помещение	18,56
0.8a	Инвентарная	18,58
0.9a	Тамбур-шлюз	5,65
0.10a	Коридор	27,88
0.11a	Учебно-производственная мастерская	30,19
0.12a	Учебно-производственная мастерская	40,96
0.13a	Инвентарная	11,54
0.14a	Коридор	22,23
0.15a	Коридор	11,56
0.16a	Тамбур	9,37
0.17a	Инигиаторная	20,51
0.18a	Амнизиновый кабинет	14,00
0.19a	Подсобное помещение при амнизиновой	7,80
0.20a	Раздевалка	13,96
0.21a	Солевая комната (галокамера)	20,04
0.22a	Лаборантская	15,46
0.23a	Автоклавная-стерилизационная	17,67
0.24a	Подсобное помещение	8,38
0.25a	С/у	3,30
0.26a	Подсобное помещение	3,59
0.27a	Коридор	7,20
0.28a	Коридор	10,20
0.29a	Подсобное помещение	3,33
0.30a	Лестница	21,19
0.31a	Техническое помещение	78,24
0.32a	Техническое помещение	5,60
0.33a	Техническое помещение	12,79
0.34a	Техническое помещение	4,92
0.35a	Коридор	5,12
0.36a	Тамбур	4,73
0.37a	Техническое помещение	11,23
Общая площадь этажа		543,24

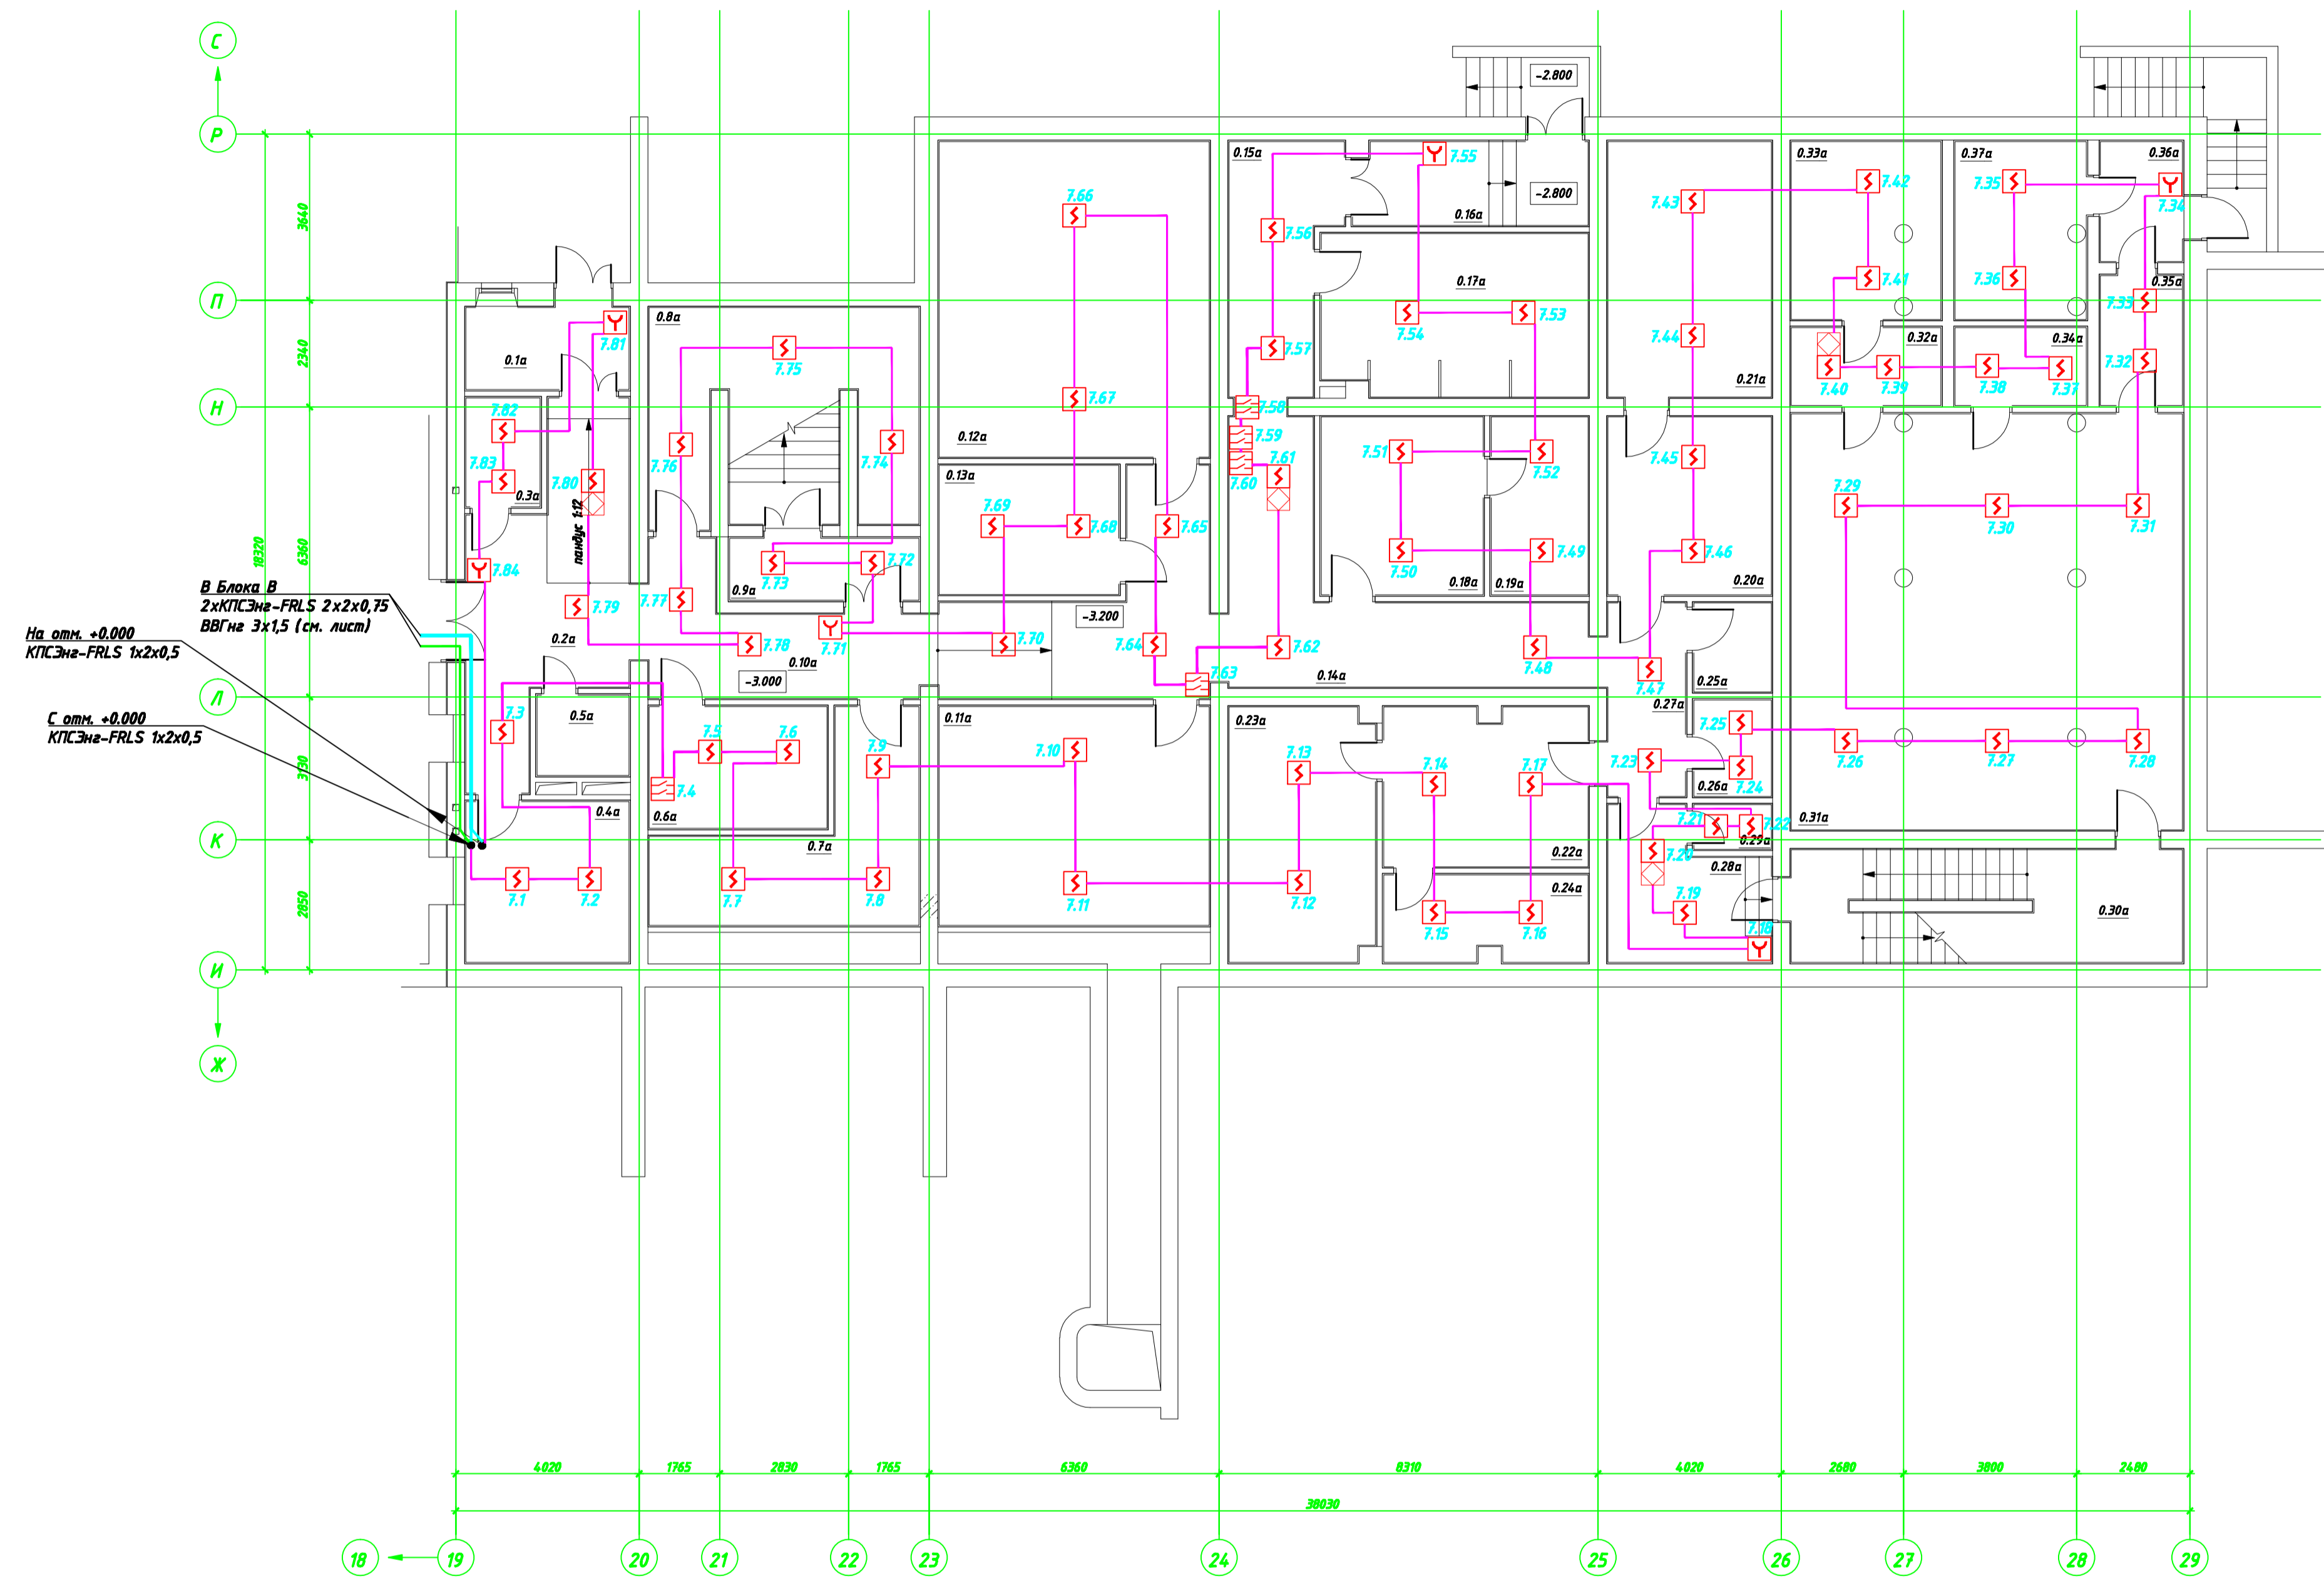

В Блок А  
2хКПСЭм-ФРЛС 2х2х0,75  
ВВГнг 3х1,5 (см. лист)  
На отм. +0.000  
КПСЭм-ФРЛС 1х2х0,5

С отм. +0.000  
КПСЭм-ФРЛС 1х2х0,5

Составлено	
Составлено	
Инв. № подл.	
Листы и дата	
Взнос. инв. №	

00.0000-СПС					
Изм.	Колуч.	Лист	№ док.	Подп.	Дата
Система пожарной сигнализации				Стадия	Лист
				РП	14
				Листов	25
ГИП	Ляшенко	План размещения оборудования и кабельных трасс			
Проверил	Ляшенко	Блок А. План этажа на отм. -3.000			
Разраб.	Парычич	Копировал			
				Формат А1	

