


Согласовано

Согласовано

Инв. № подл.	Подп. и дата	Взам. инв. №
--------------	--------------	--------------

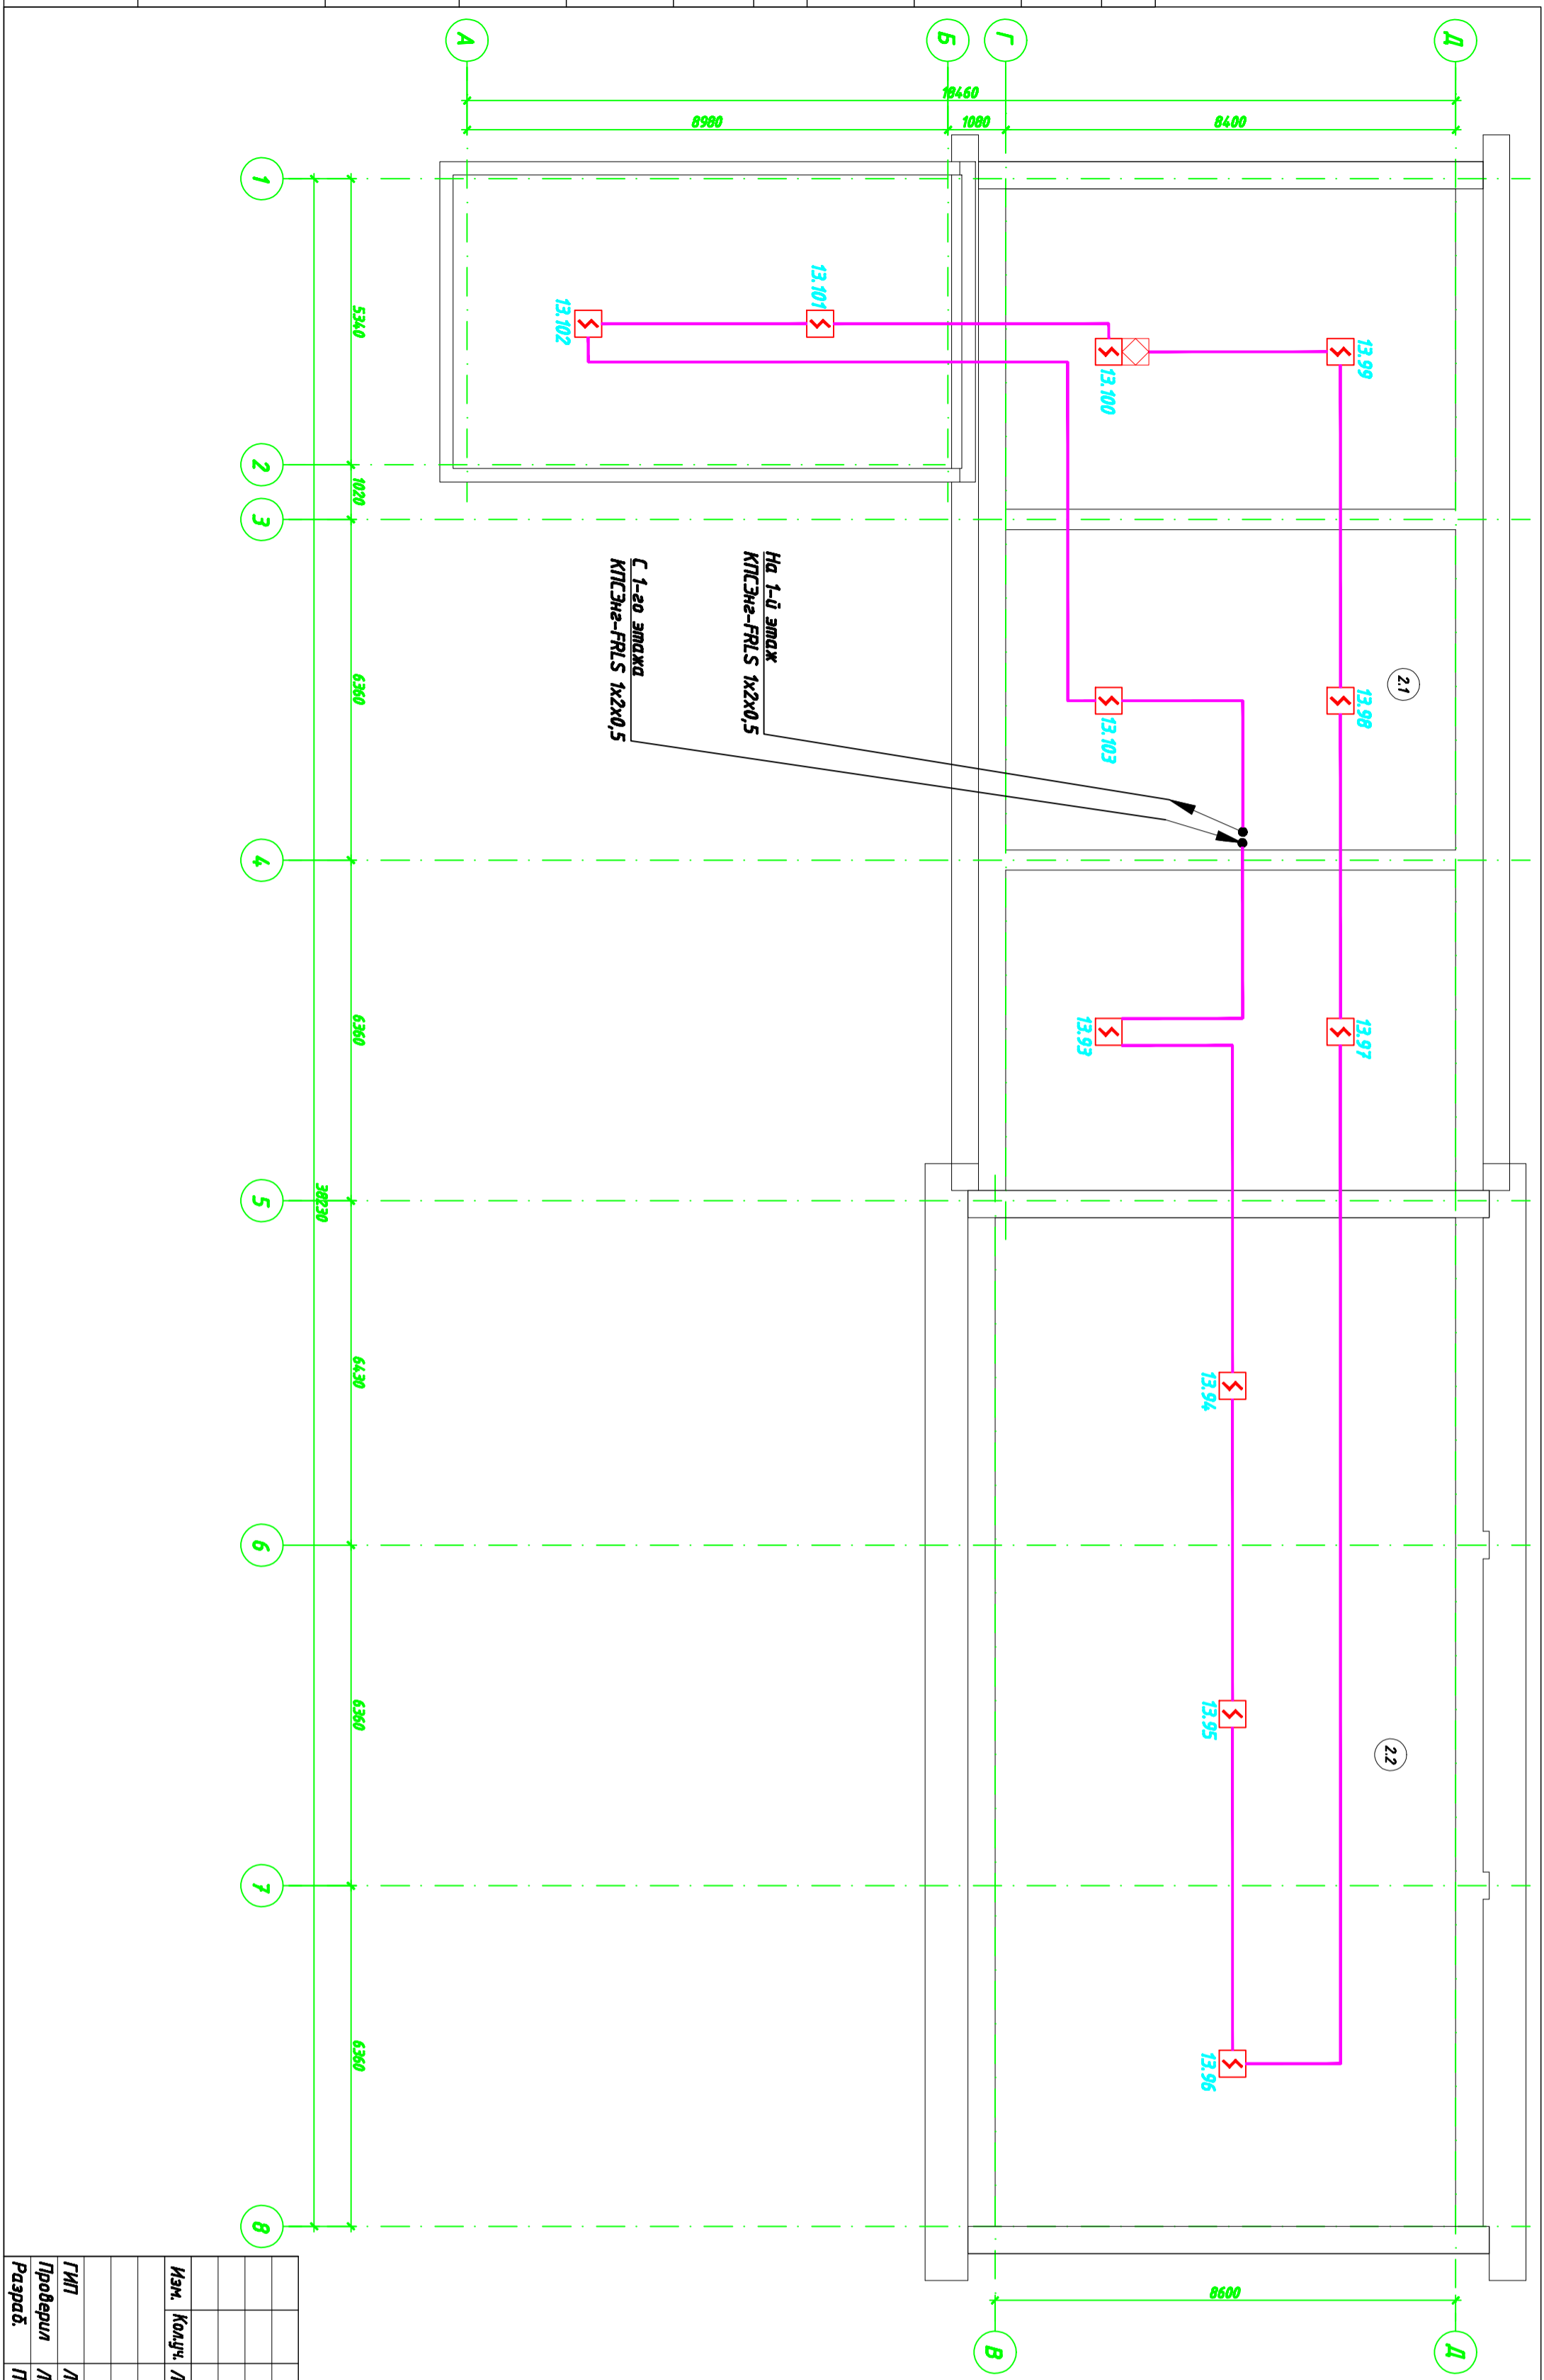

Экспликация помещений

№ пок.	Наименование	Площадь, м ²
2.1	Помещение	157,08
2.2	Помещение	161,93
	Общая площадь этажа	319,01

00.0000-СПС

Изм.	Колуч.	Лист	№док.	Подп.	Дата

ГИП	Ляшенко
Проберил	Ляшенко
Разраб.	Парыничук

Система пожарной сигнализации		
Стадия	Лист	Листов
РП	23	25

План размещения оборудования и кабельных трасс. Лист "34.5" чердак.

Копировал