

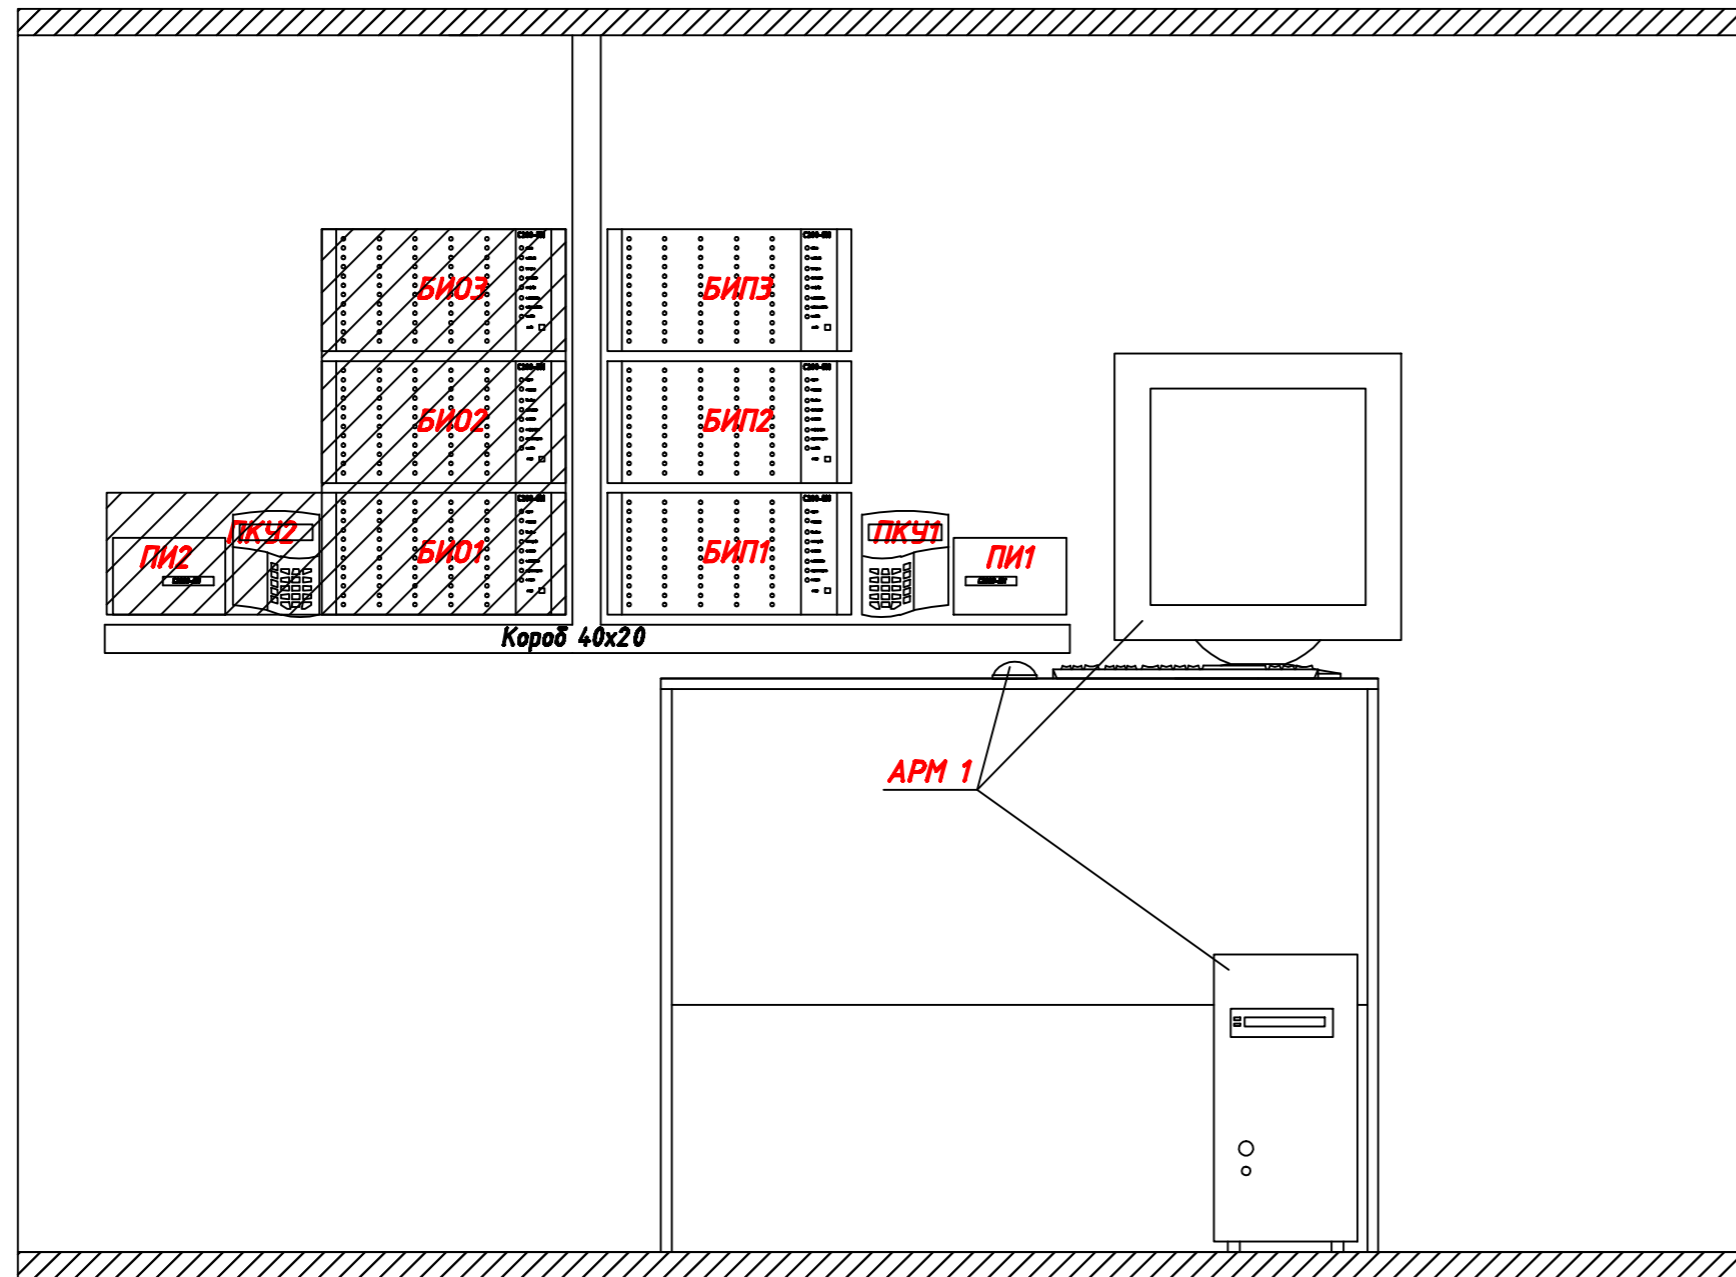
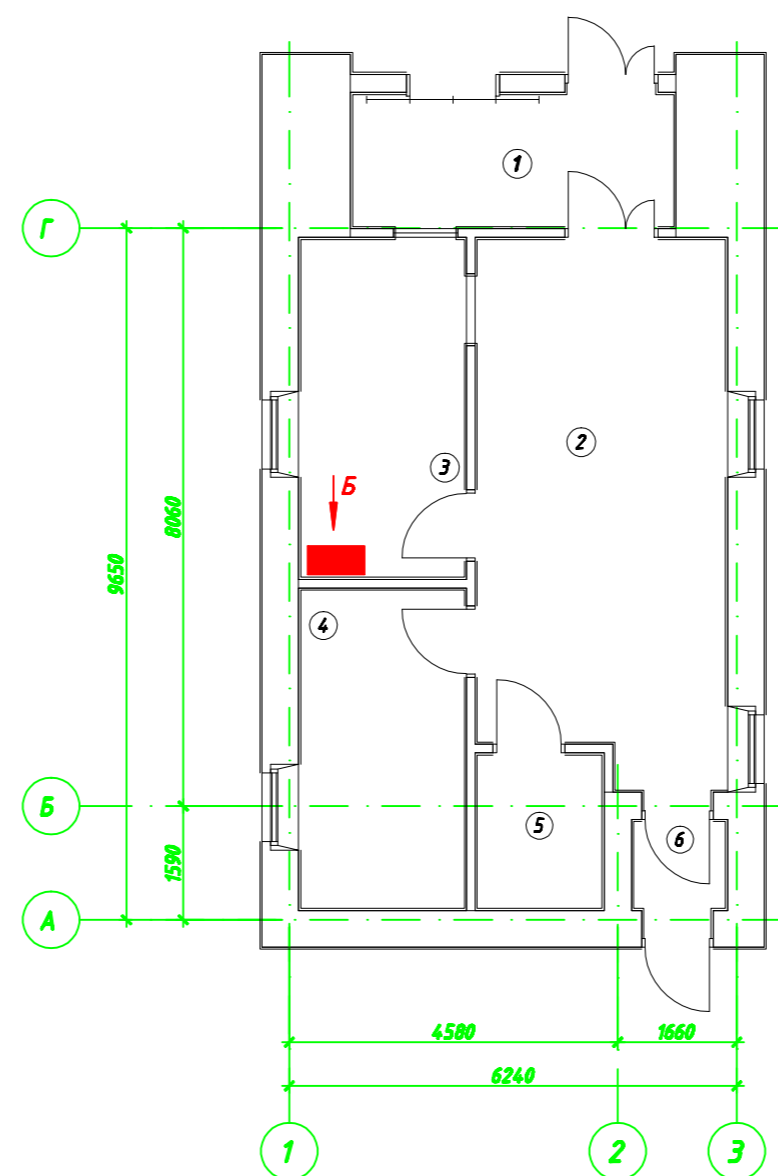


Вид-А
План расположения оборудования на посту охраны №1

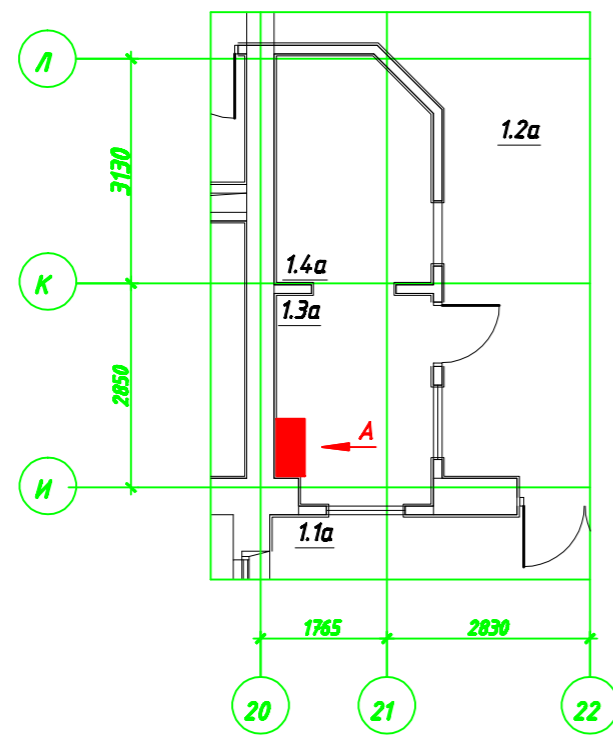

Вид-Б
План расположения оборудования на посту охраны №2

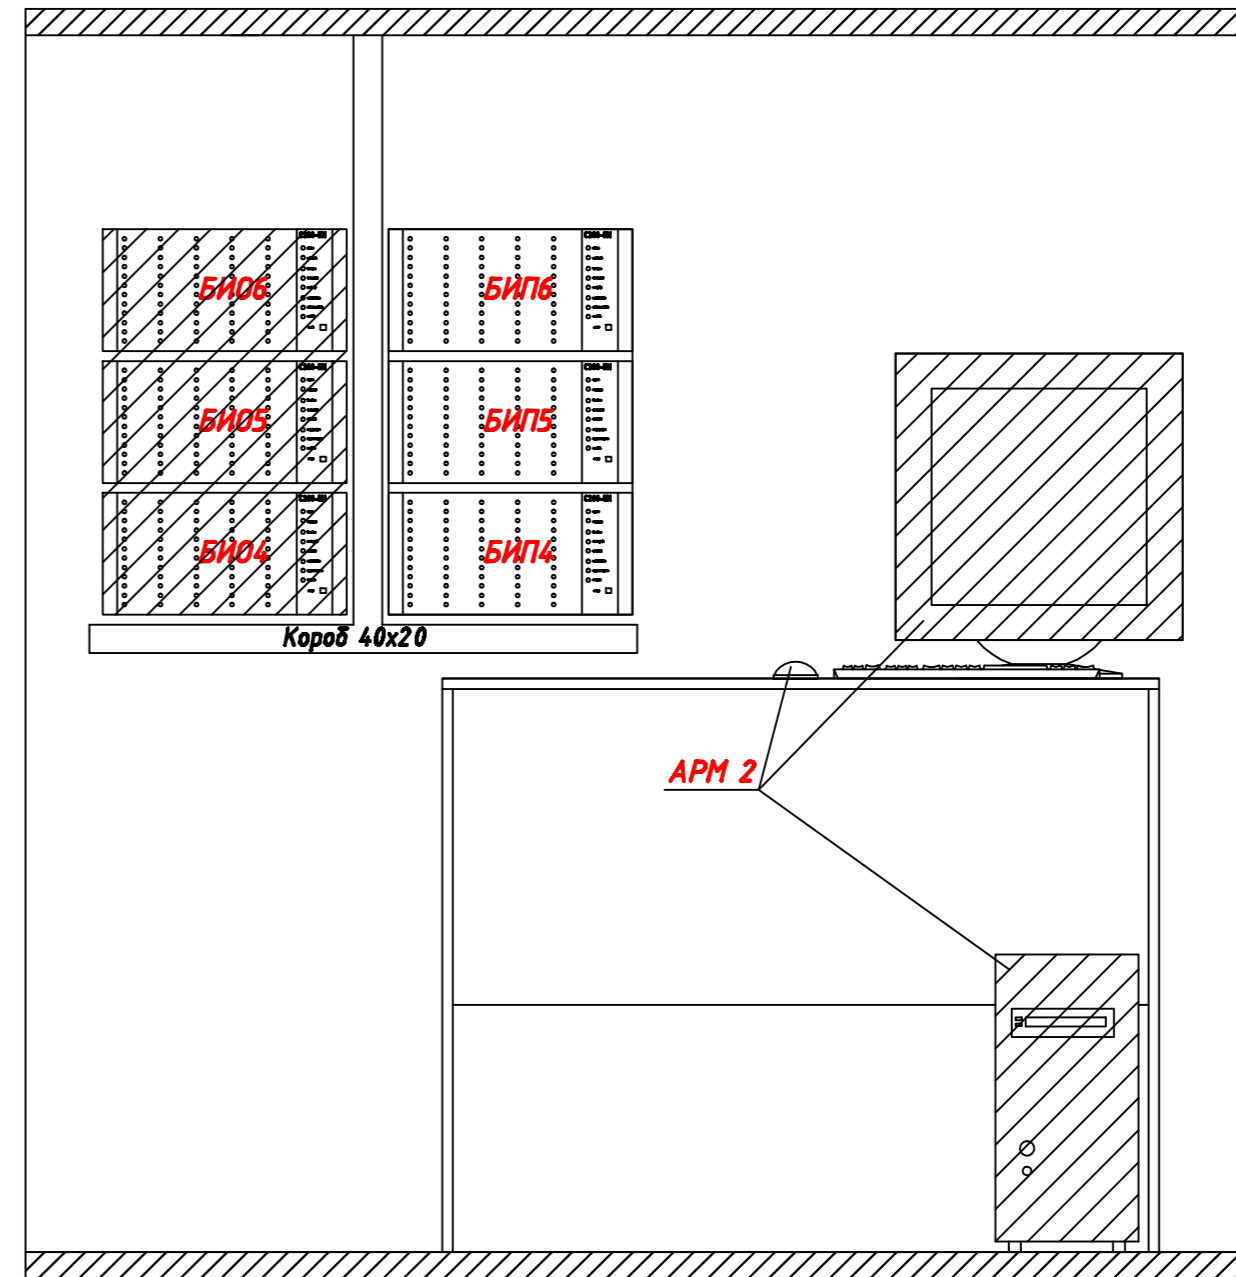

Согласовано

Согласовано

Инд. № подл. Подп. и дата. Взам. инв. №

| | | | | | | | | | | | |
|------------------------------------------------------|----------|--------|--------|-------|-------------------------------------------------------------------------------------------------------------------------------------|--------|------|--------|----|----|----|
| 00.0000-СПС | | | | | | | | | | | |
| Изм. | Колуч. | Лист | № док. | Подп. | Дата | | | | | | |
| | | | | | | | | | | | |
| Система пожарной сигнализации | | | | | <table border="1"> <tr> <td>Стадия</td> <td>Лист</td> <td>Листов</td> </tr> <tr> <td>РП</td> <td>25</td> <td>25</td> </tr> </table> | Стадия | Лист | Листов | РП | 25 | 25 |
| Стадия | Лист | Листов | | | | | | | | | |
| РП | 25 | 25 | | | | | | | | | |
| План размещения оборудования на посту охраны №1 и №2 | | | | | | | | | | | |
| ГИП | Ляшенко | | | | | | | | | | |
| Проверил | Ляшенко | | | | | | | | | | |
| Разраб. | Парыччик | | | | | | | | | | |

Копировал

Формат А2