


Согласовано

Согласовано

Взам. инв. №

Подп. и дата

Инв. № подл.

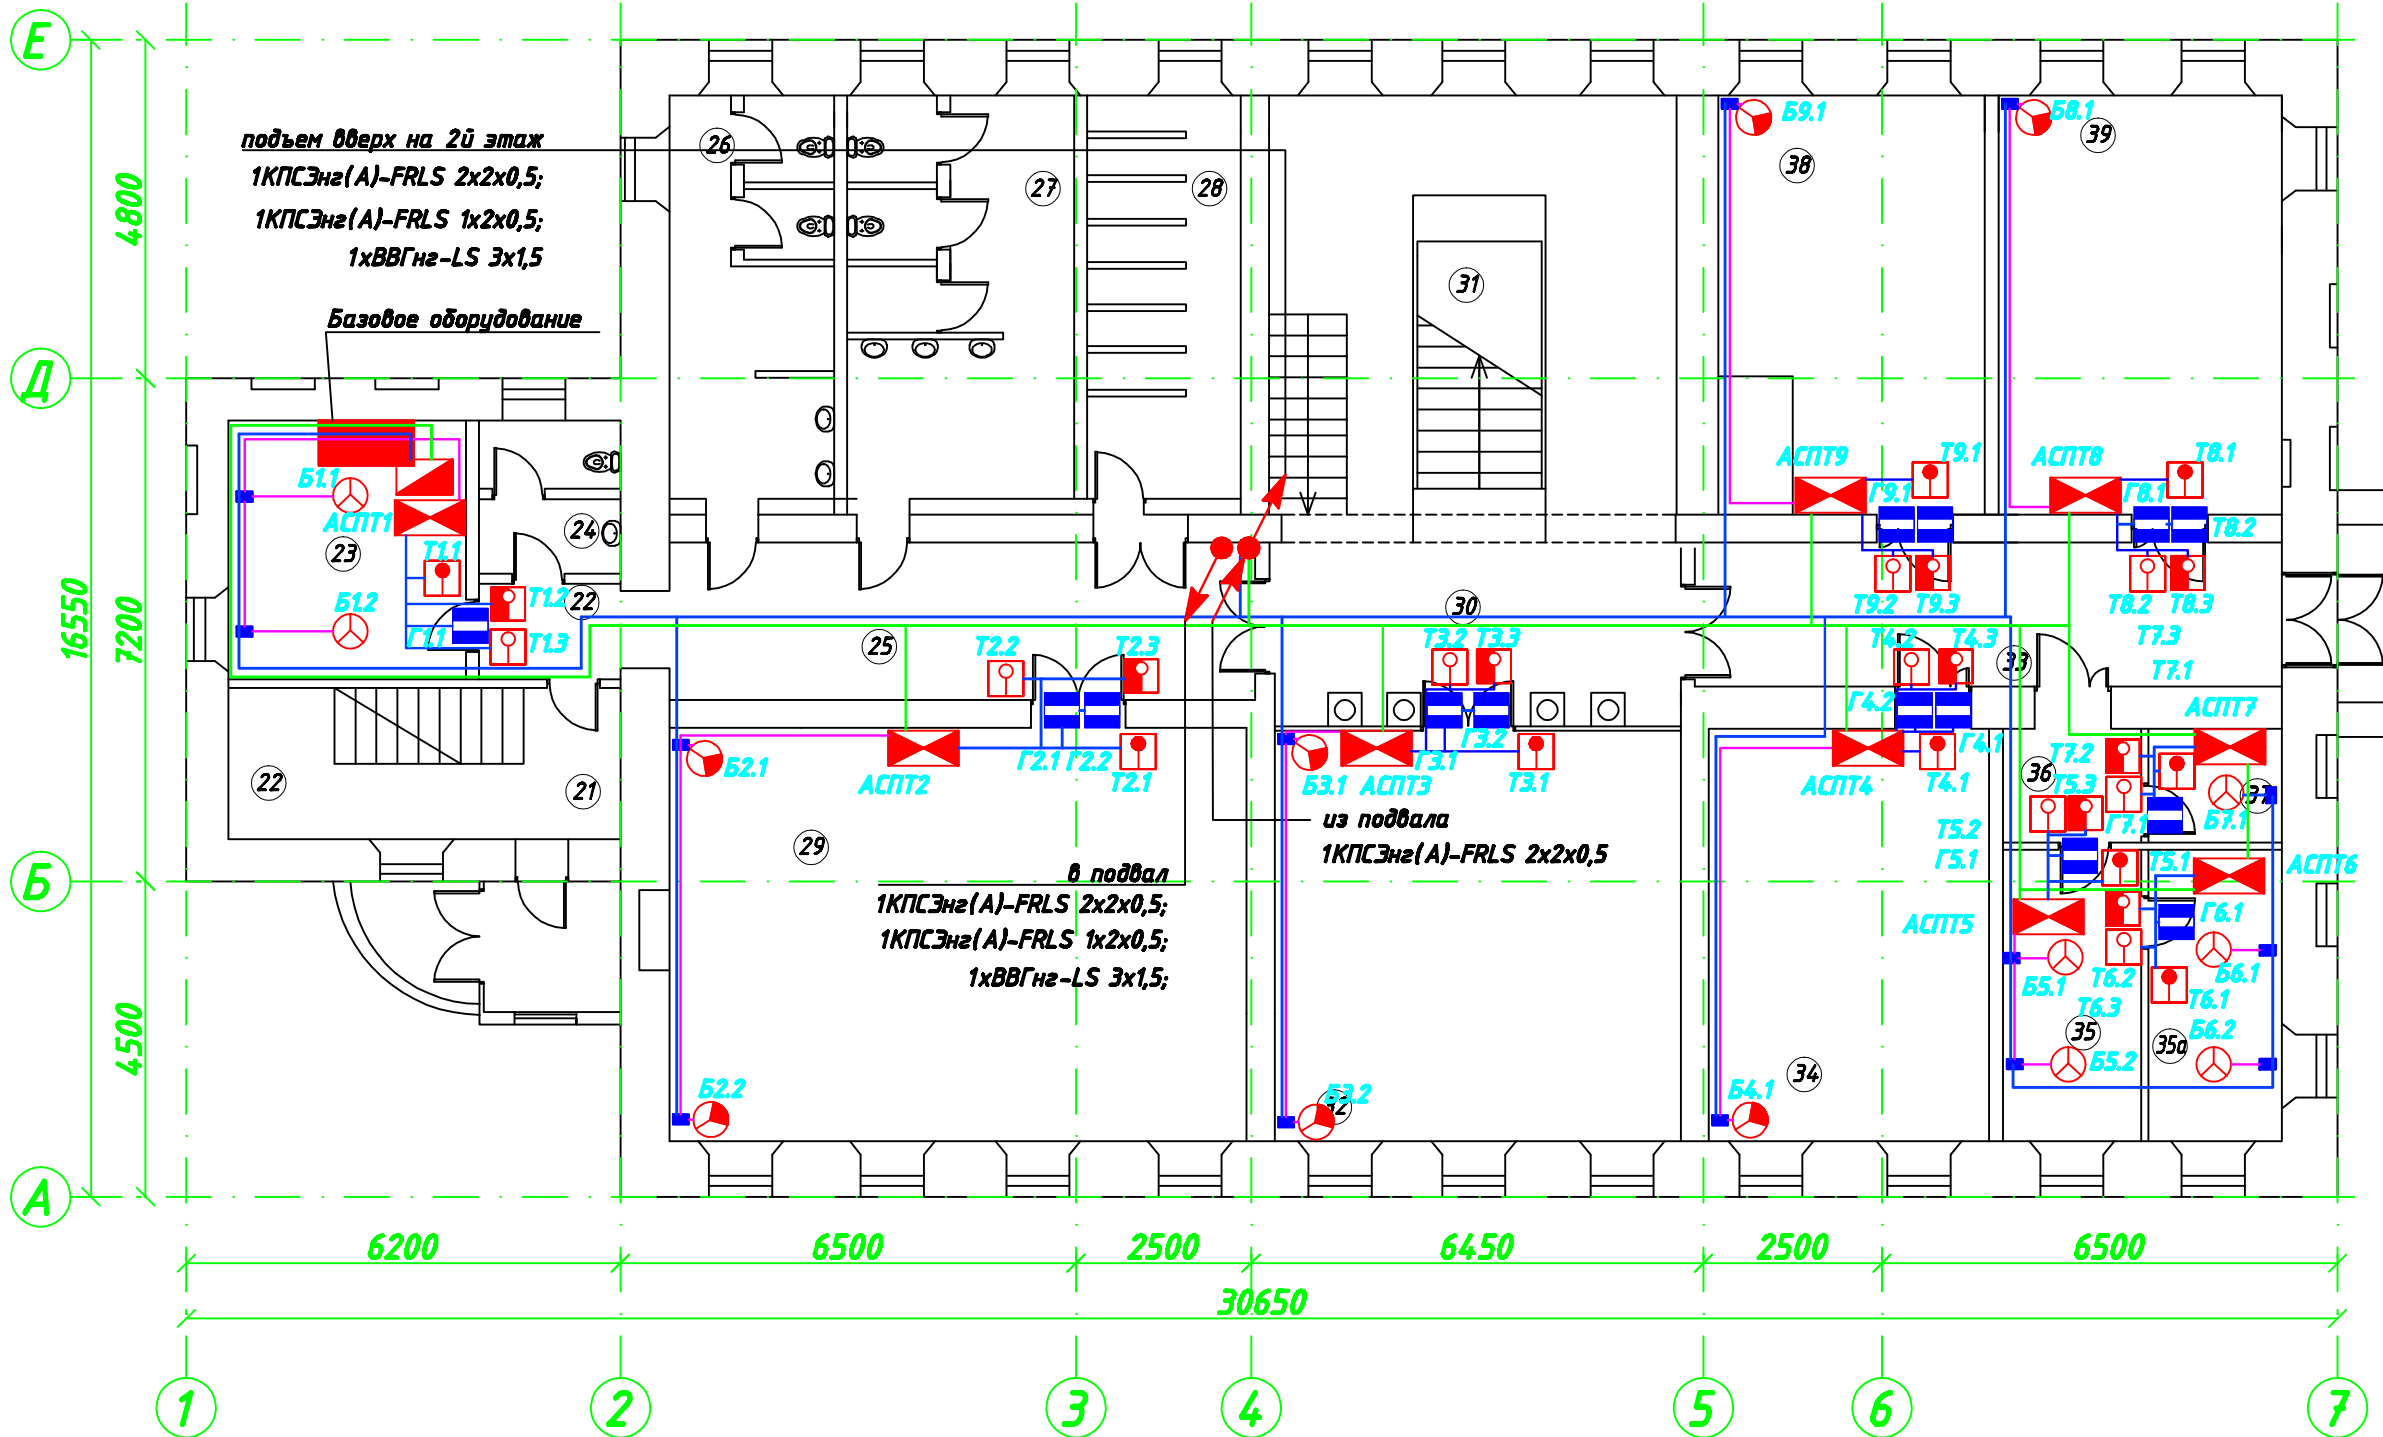

20	Входной тамбур	4,32
21	Вестибюль	4,38
22	Помещение охраны	1,61
23	Помещение охраны	11,71
24	Служебный С.У.	4,25
25	Коридор	3,09
26	Женский С.У.	12,82
27	мужской С.У.	15,34
28	Гардероб для посетителей	13,21
28а	Гардероб для персонал	3,84
29	Экспозиционный зал	50,45

30	Лесничный холл	39,98
31	Помещение охраны	6,50
32	Экспозиционный зал	36,57
33	Вестибюль	18,53
34	Кабинет сотрудников	23,93
35	Кабинет сотрудников	8,55
35а	Кабинет сотрудников	8,34
36	Тамбур	3,27
37	Касса	3,43
38	Кабинет сотрудника	21,81
39	Бухгалтерия	24,00
	Общая площадь на этаже	320,96

Приборы приемно-контрольные "С2000-АУПТ" установить на стене снаружи защищаемых помещений

Изм.	Кол.уч.	Лист № док.	Подп.	Дата
Разраб.		Сергеев		
Пров.		Парыпчик		

000.0000-САПП

Система автоматического порошкового пожаротушения

Стадия	Лист	Листов
ПД	4	12

План размещения оборудования и кабельных трасс. План 1-го этажа



Копировал