


Согласовано

Согласовано

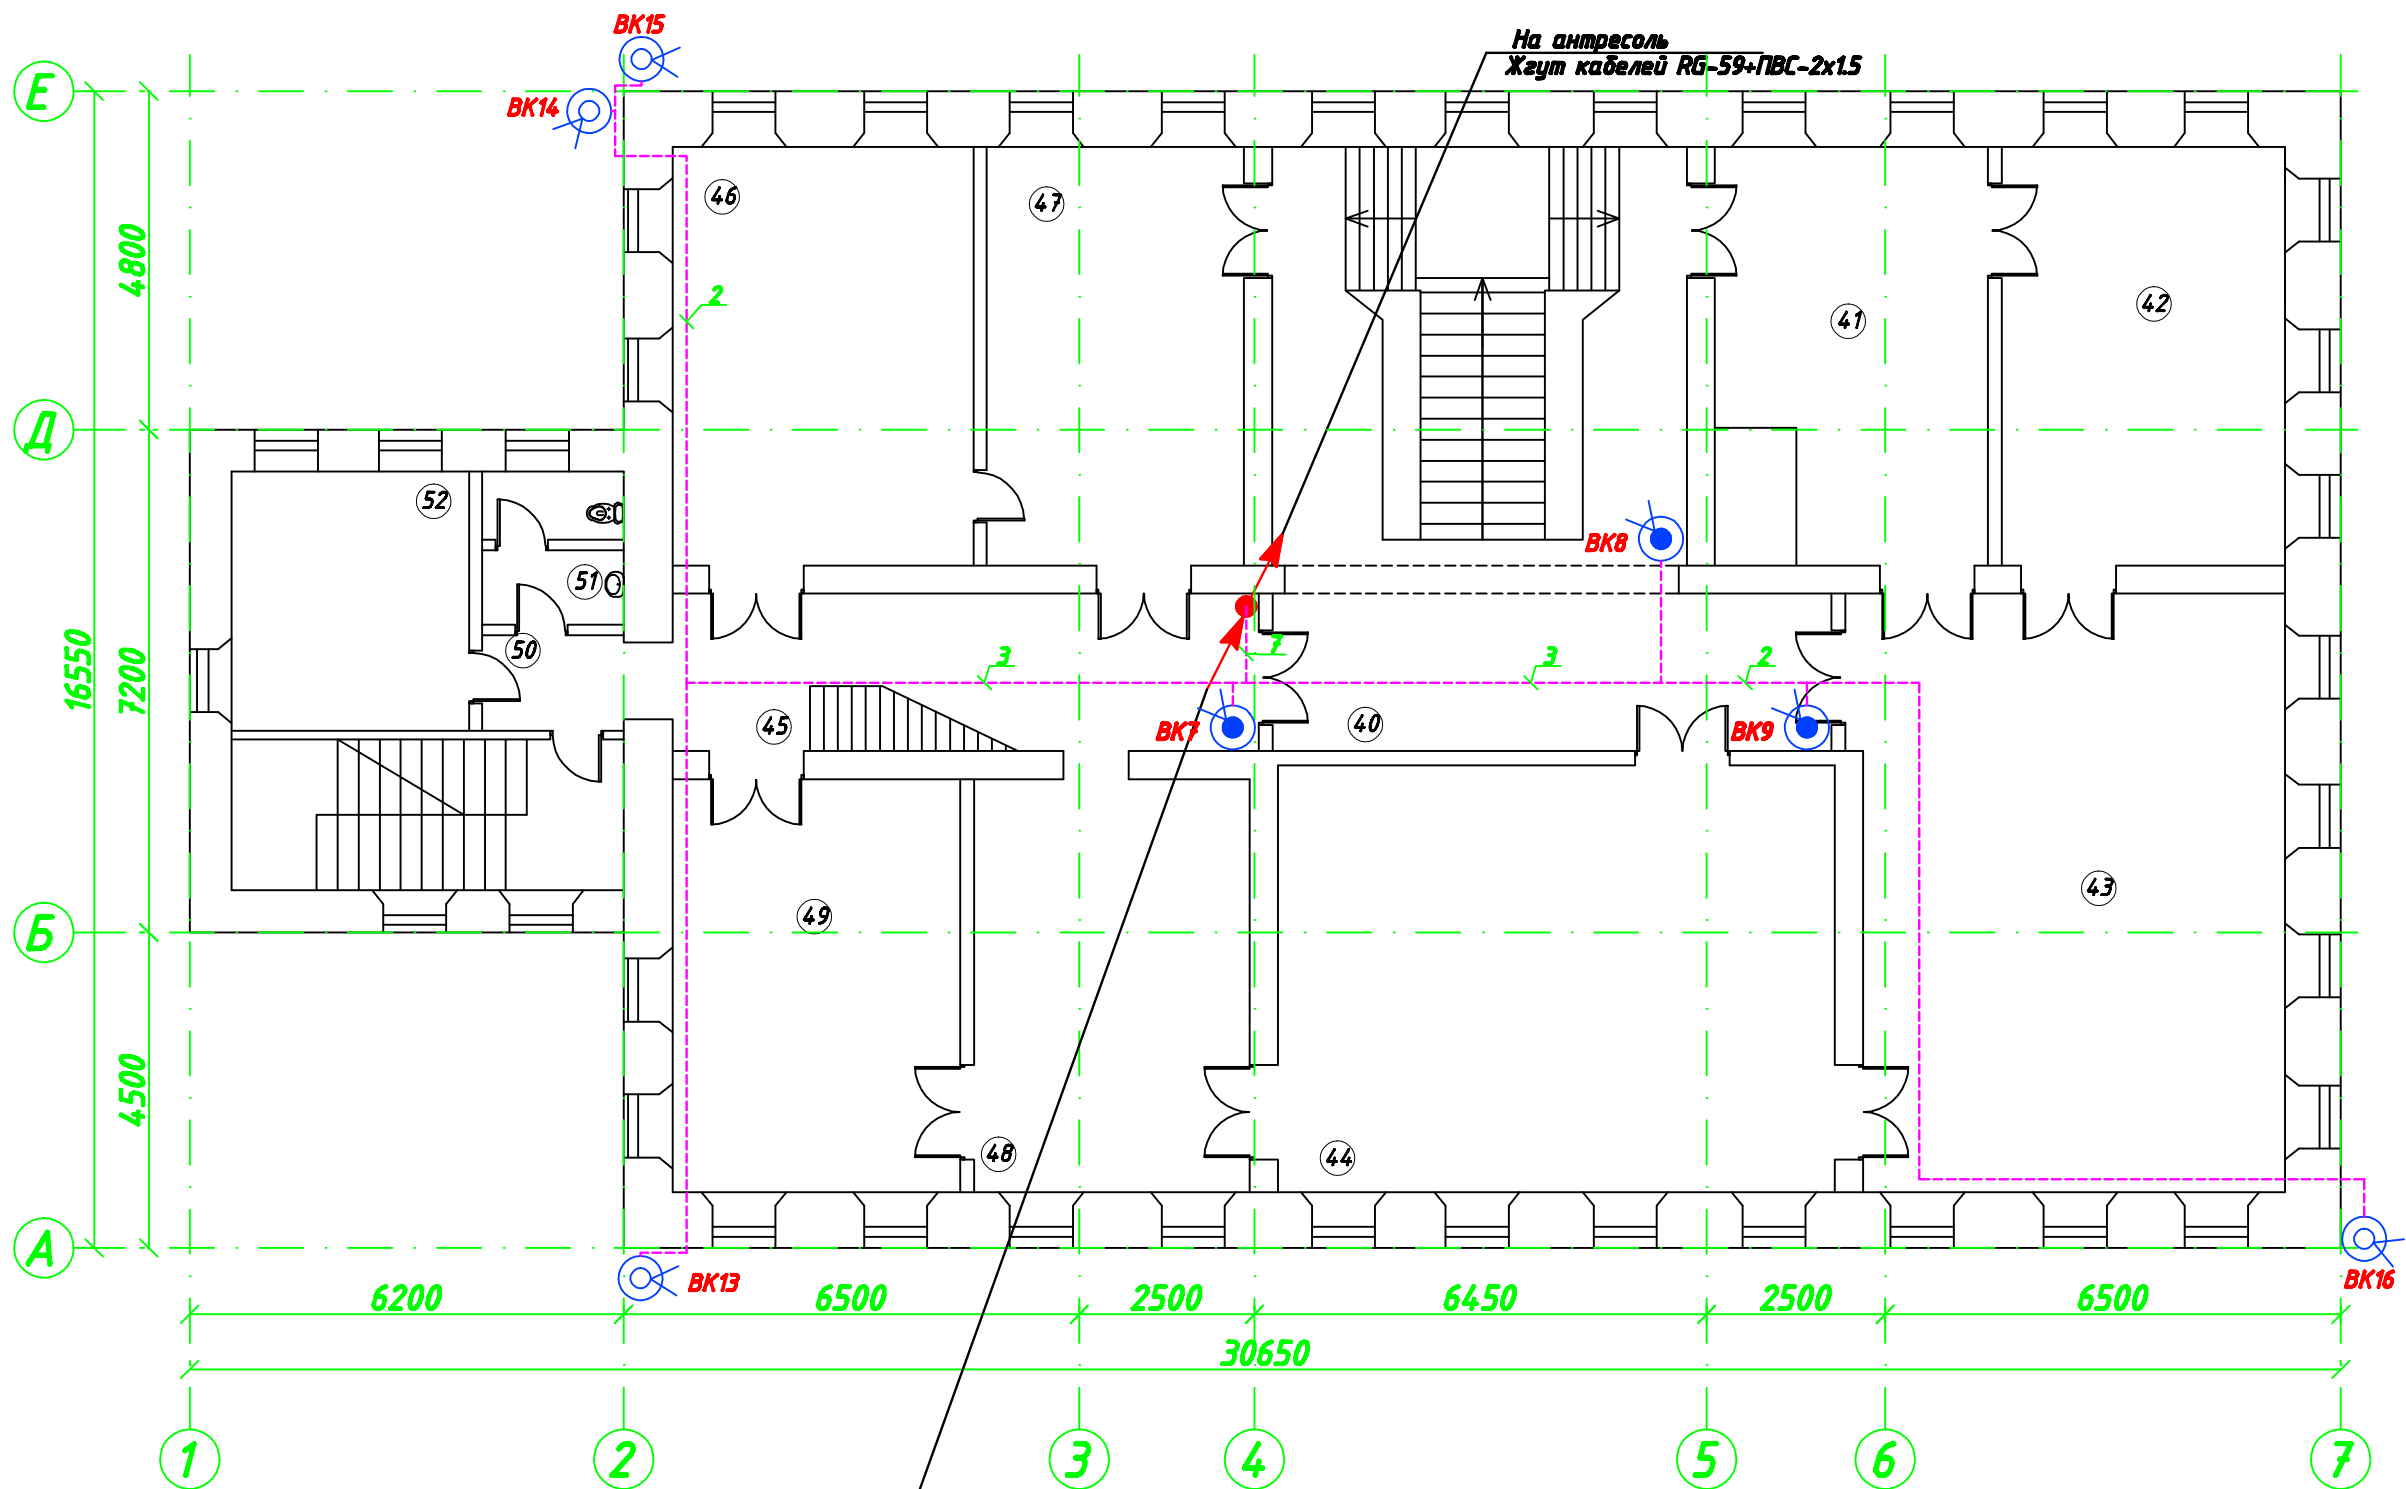

Экспликация помещений

40	Лесничная клетка	43,30
41	Экспозиционный зал	22,21
42	Экспозиционный зал	25,94
43	Экспозиционный зал	58,39
44	Экспозиционный зал	52,76
45	Коридор	17,92
46	Кабинет директора	26,95
47	Секретариат	22,85
48	Экспозиционный зал	24,07
49	Экспозиционный зал	26,24
50	Коридор	3,18
51	С.У	3,18
52	Кабинет зам. директора	13,13
	Общая площадь на этаже	354,86

Примечания:
 1. Кабельные трассы по этажу проложить в кабельканале 20x12,5;
 2. Дымовые пожарные извещатели установить на стене на высоте не более 0,3 метра от уровня перекрытия включая габаритные размеры извещателей.

С 1-го этажа
 Жгут кабелей RG-59+ПВС-2x15

					000.0000-СОТ			
Изм.	Кол.ч.	Лист	№ док.	Подп.	Дата			
						Система охранного телевидения		
						Стадия	Лист	Листов
						ПД	4	9
Проверил	Парыпчик							
Разраб.	Сергеев							
						План размещения оборудования и кабельных трасс. План 2-го этажа		
						UNT СЕРВИСНЫЙ ЦЕНТР		

Копировал

Формат А3