



Согласовано  
 Согласовано  
 Взам. инв. №  
 Подп. и дата  
 Инв. № подл.

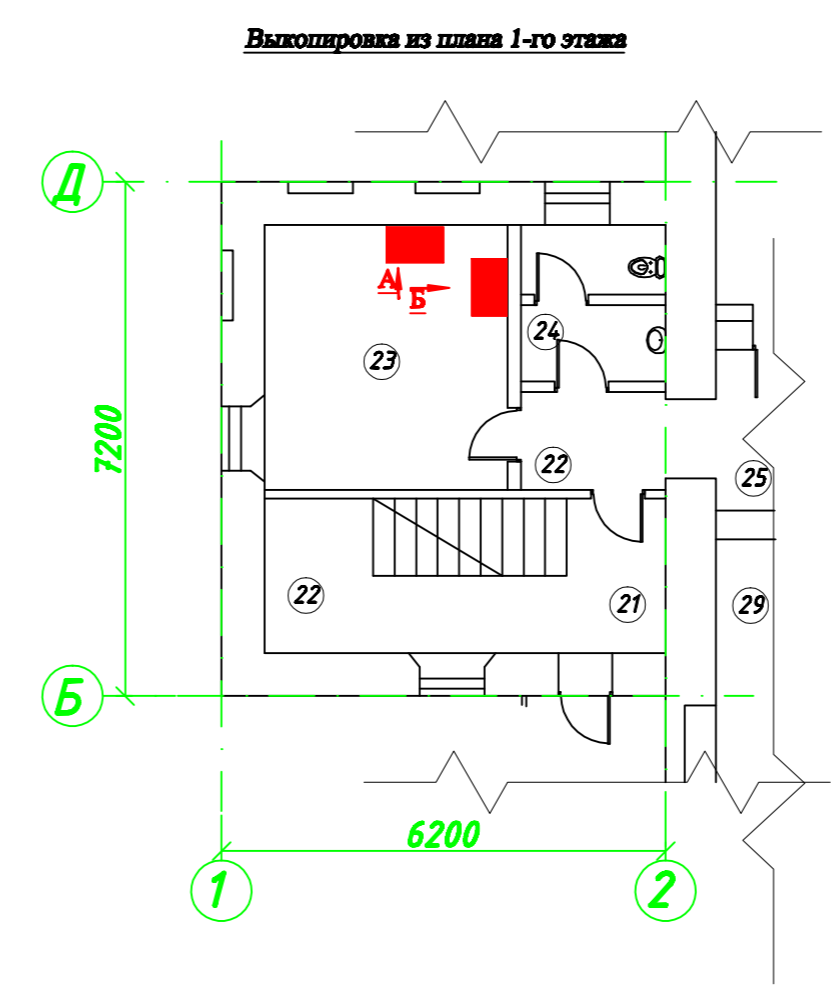


**Вид-А**  
 План расположения оборудования  
 на посту охраны

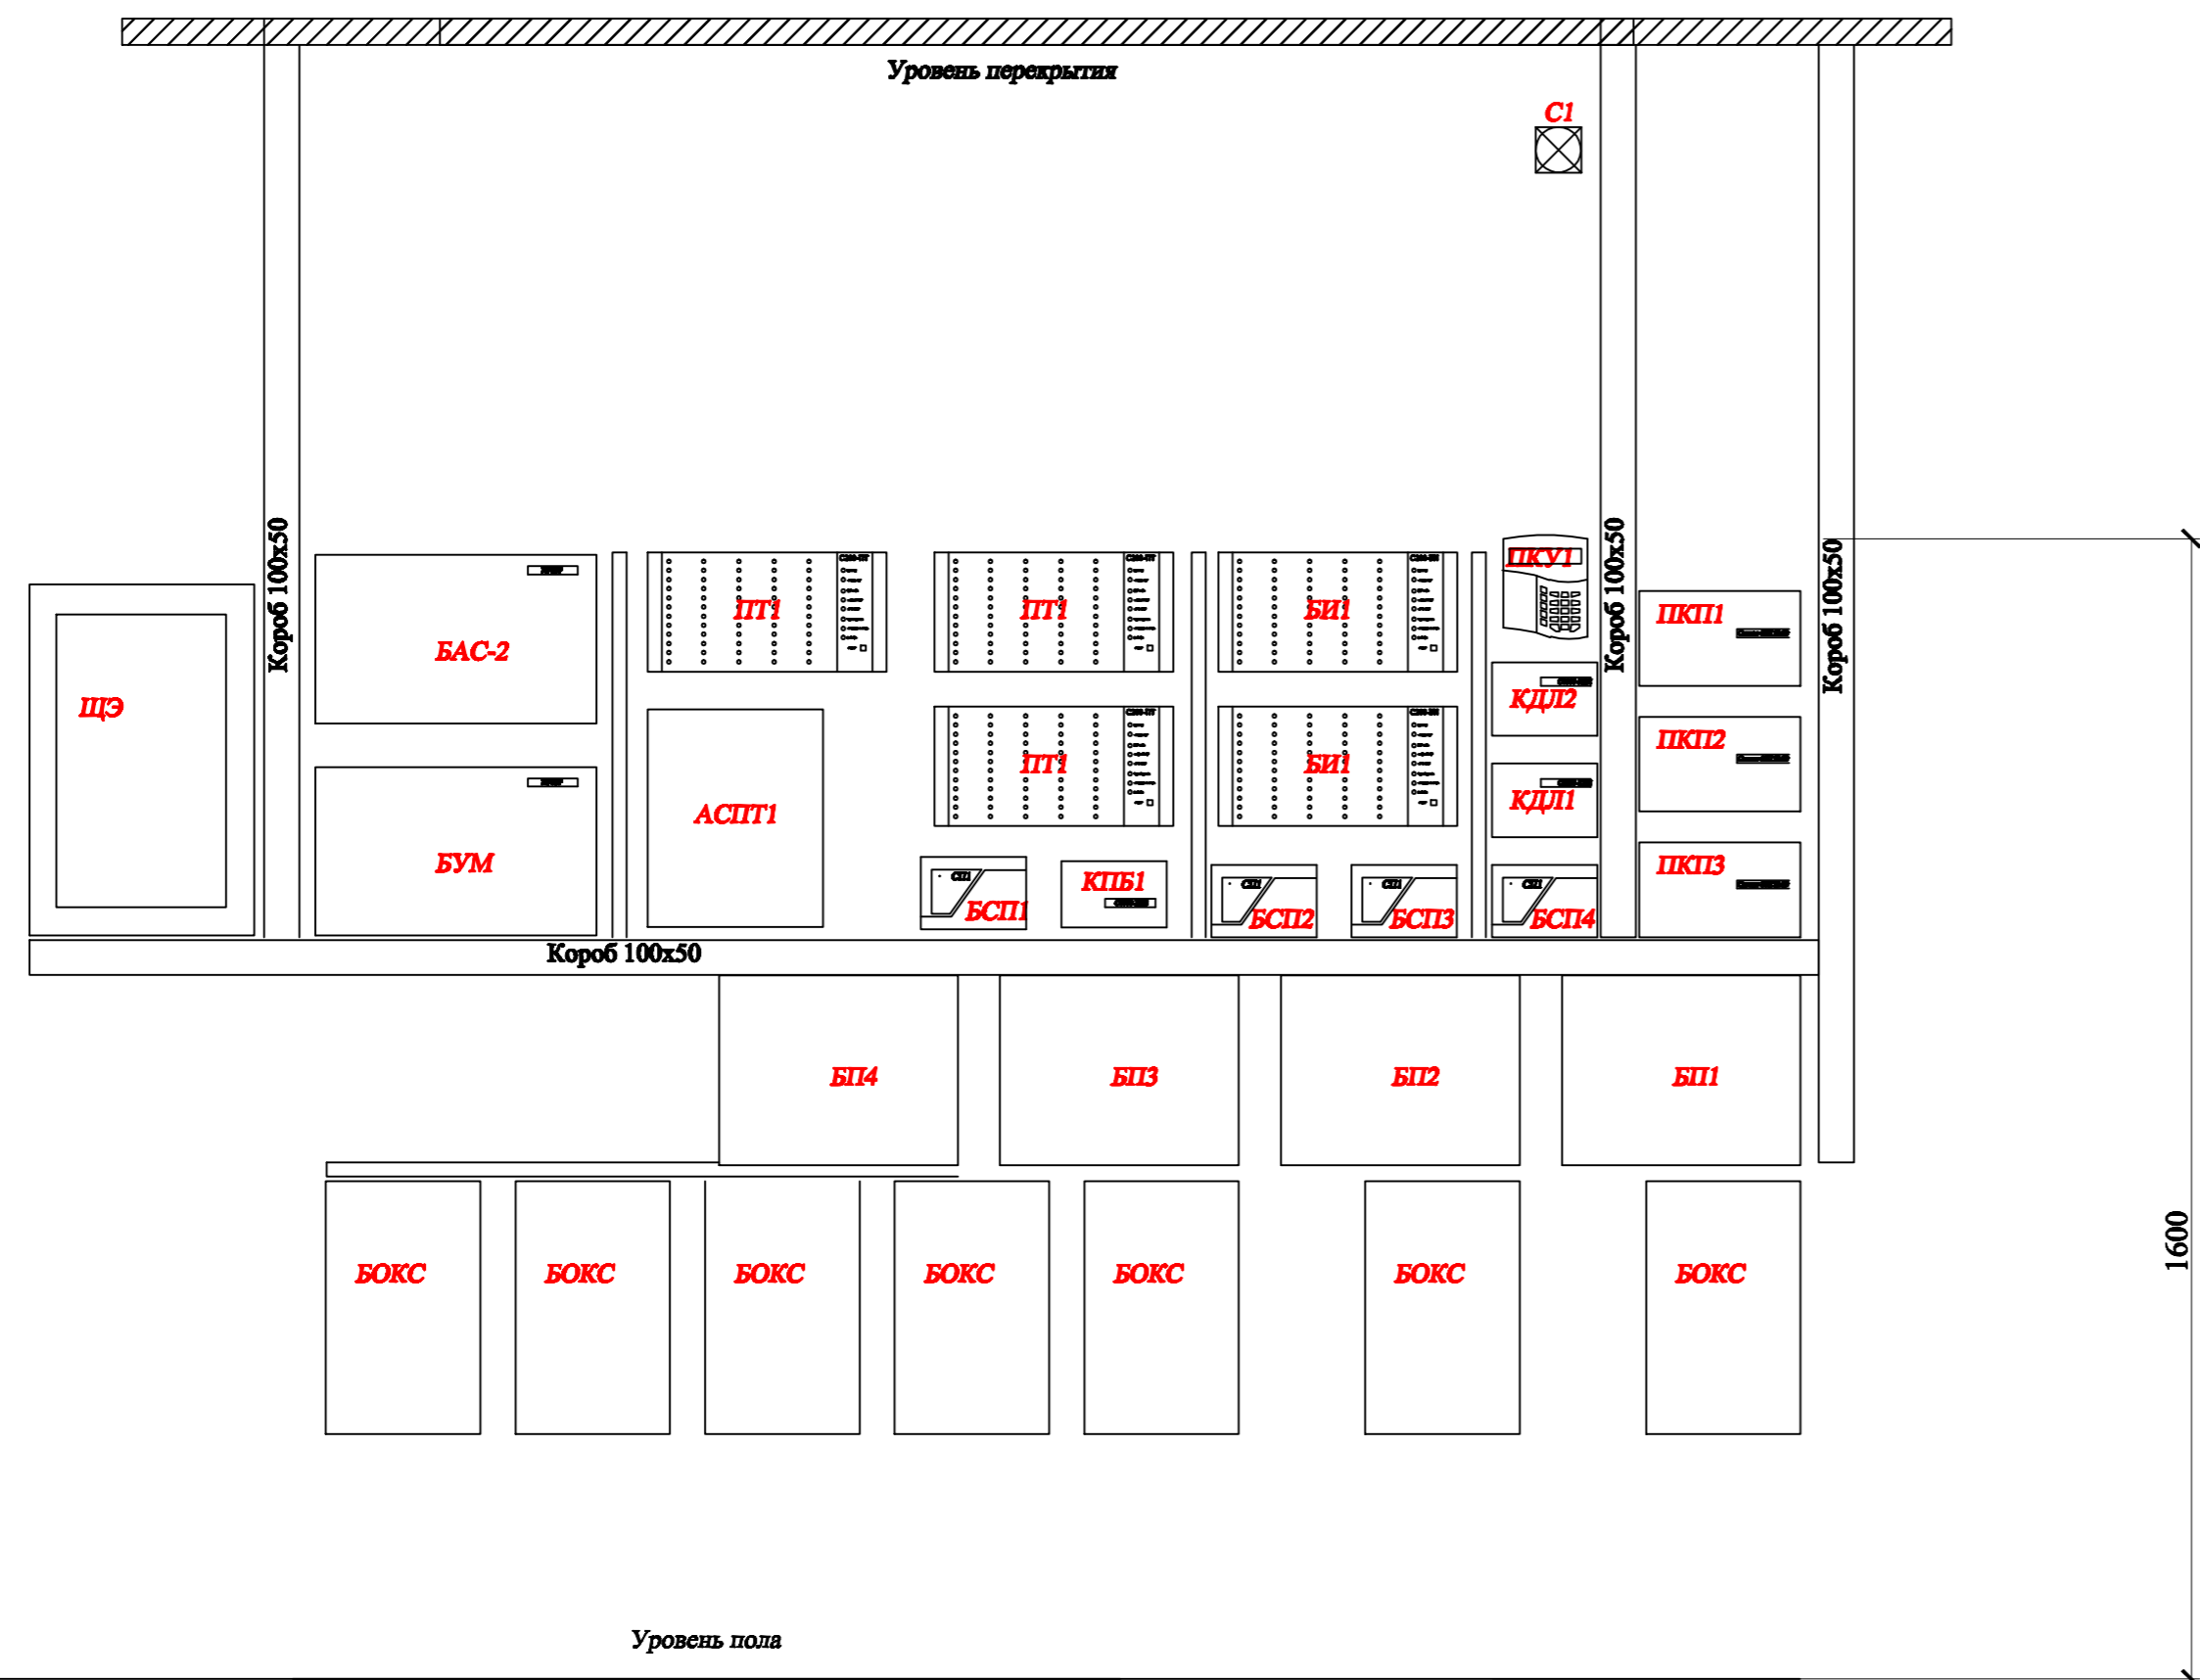

Обозначение	Наименование	Кол.	Примечания
БИ	Резервированный источник питания РИП 24 исп. 01П	4	
ПКУ	Пульт контроля и управления С2000М	1	
КПБ	Блок контрольно-пусковой С2000-КПБ	1	
ППК	Прибор приемно-контрольный Сигнал-20П SMD	3	
БИ	Блок индикации С2000-БИ	2	
БСП	Прибор сигнально пусковой С2000-СП1	4	
ПТ	Блок индикации пожаротушения и оповещения С2000-ПТ	3	
АСПТ	Прибор приемно-контрольный	1	
БАС	Прибор речевого оповещения РЕЧОР	1	
БУМ-2	Прибор речевого оповещения РЕЧОР	1	
БОКС	Бокс под АБК	7	
С1	Оповещатель свето-звуковой МАЯК-24-КПМ(1)	1	
ЩЭ	Бокс навесной без двери 36 модулей	1	
АРМ1	Рабочая станция HP Z600	1	
М1	Монитор жидкокристаллический	1	
ИБП	Источник бесперебойного питания	1	
Рз1,2	Модуль розетки	1	

**Вид-Б**  
 План расположения оборудования  
 на посту охраны

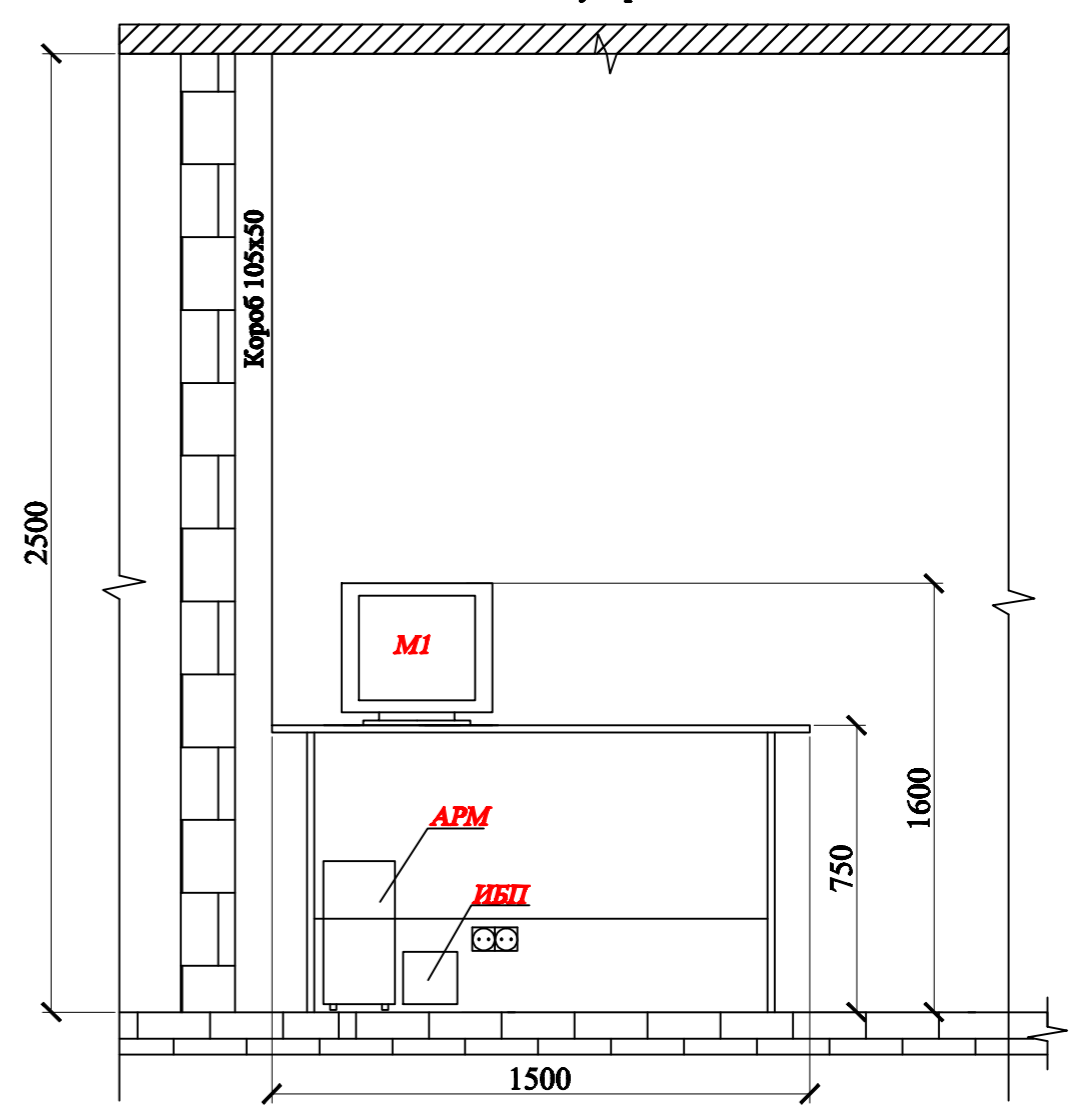

<b>000.000-СПС</b>					
Изм.	Кол.уч.	Лист	№ док.	Подп.	Дата
Разраб.	Сергеев				
Пров.	Парыччик				
Система пожарной сигнализации					
Эскиз размещения оборудования					
Стадия	Лист	Листов			
ПД	10	10			
СЕРВИСНЫЙ ЦЕНТР					

Копировал