


Инв. № подл.	Подп. и дата	Взам. инв. №	Согласовано			
Инв. № подл.	Подп. и дата	Взам. инв. №	Согласовано			

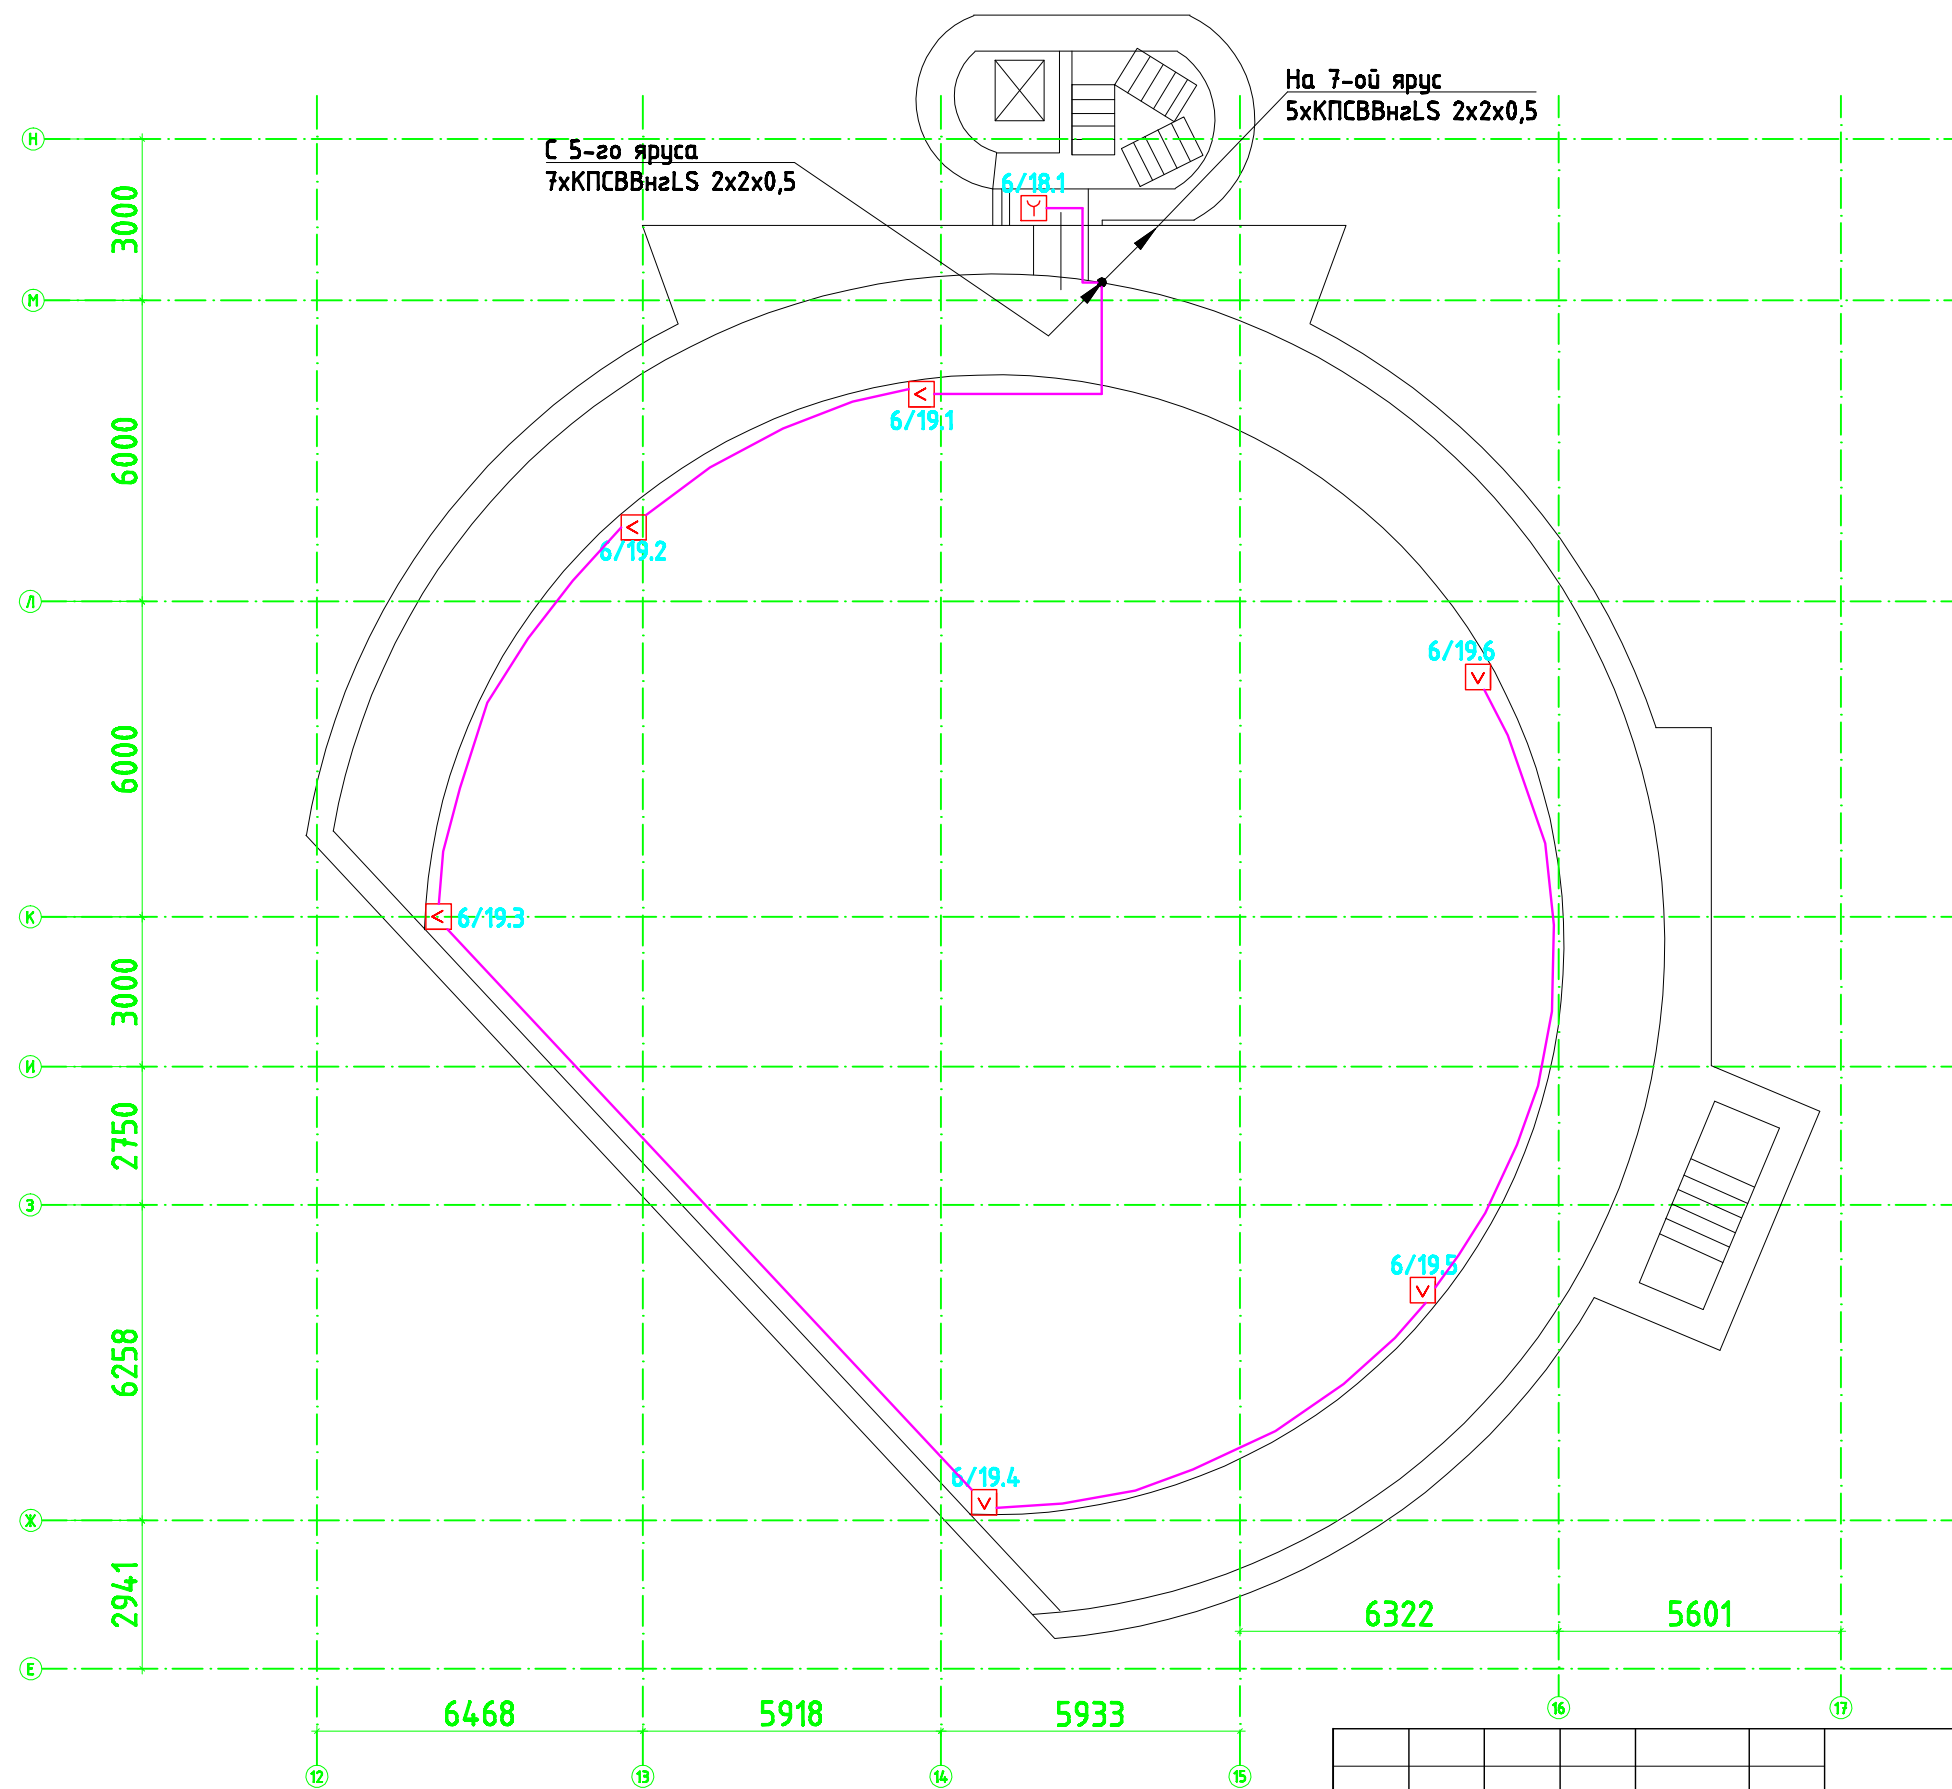

00.0000-СПС											
Изм.	Колуч.	Лист	№ док.	Подп.	Дата						
Автоматическая система пожарной сигнализации, управления систем противопожарной защиты и управления технологическим и инженерным оборудованием											
План расположения оборудования и кабельных трасс. Сцена 6-ой ярус.											
<table border="1"> <tr> <th>Стадия</th> <th>Лист</th> <th>Листов</th> </tr> <tr> <td>РП</td> <td>16</td> <td>21</td> </tr> </table>						Стадия	Лист	Листов	РП	16	21
Стадия	Лист	Листов									
РП	16	21									
<table border="1"> <tr> <td>ГИП</td> <td>Ляшенко</td> </tr> <tr> <td>Пров.</td> <td>Долгополов</td> </tr> <tr> <td>Разраб.</td> <td>Парыпчик</td> </tr> </table>						ГИП	Ляшенко	Пров.	Долгополов	Разраб.	Парыпчик
ГИП	Ляшенко										
Пров.	Долгополов										
Разраб.	Парыпчик										

Копировал

Формат А3

