

Схема подключения извещателей ИП-2.4

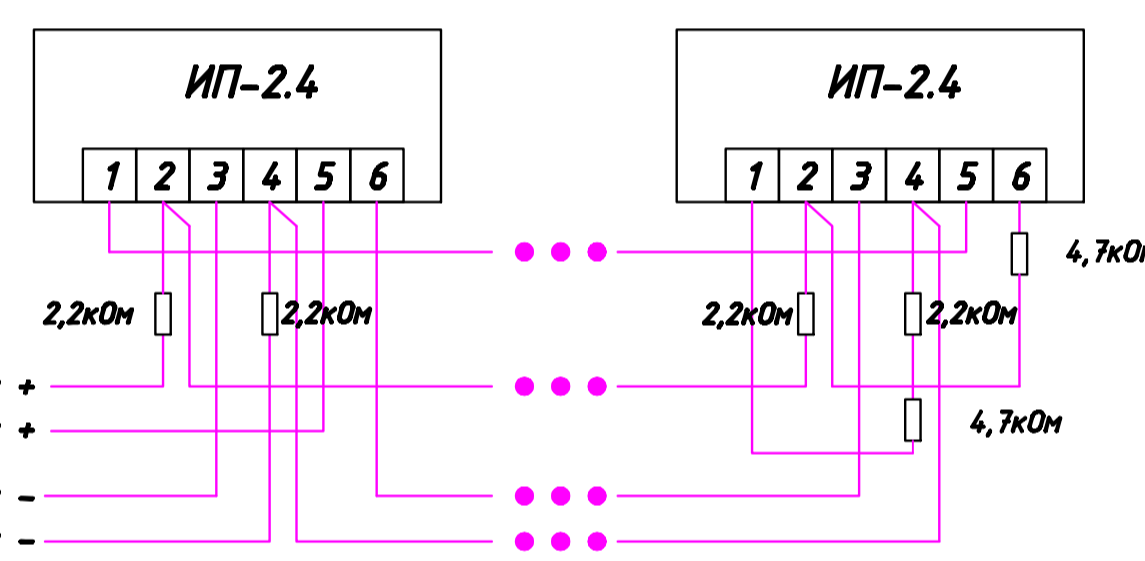


Схема подключения извещателей ИП 101-78-A1

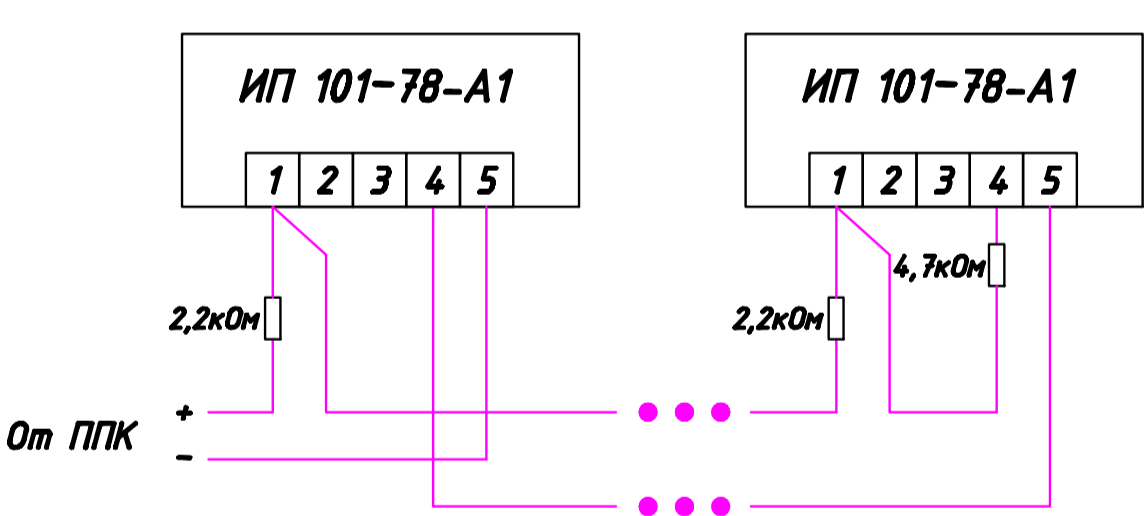


Схема подключения извещателей ИПД-3.1М

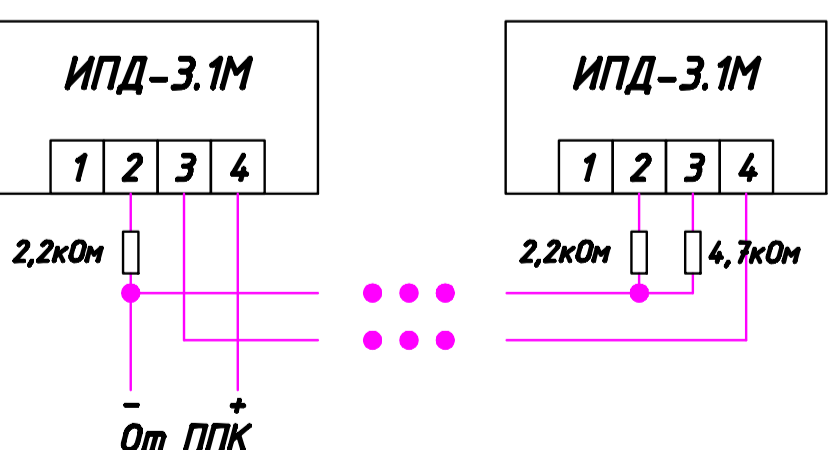


Схема подключения извещателей ИПР-И




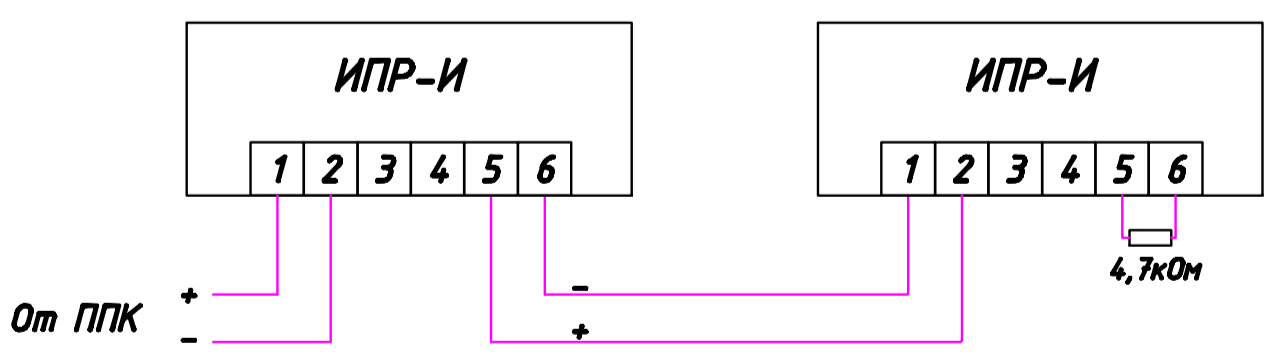



Схема подключения извещателей пламени Пульсар 1-01Н

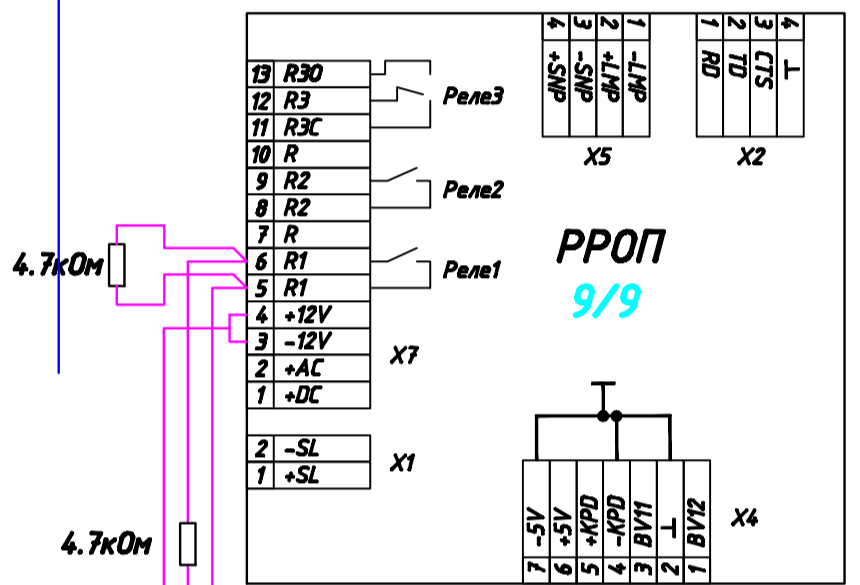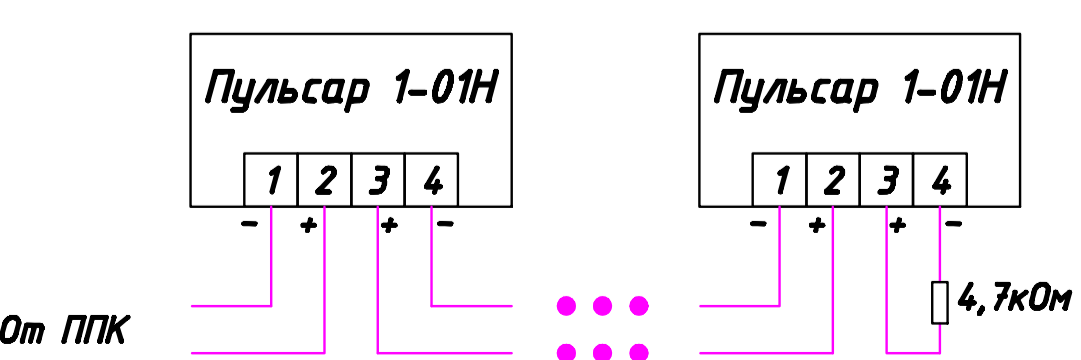


Сигнал-10 ППК

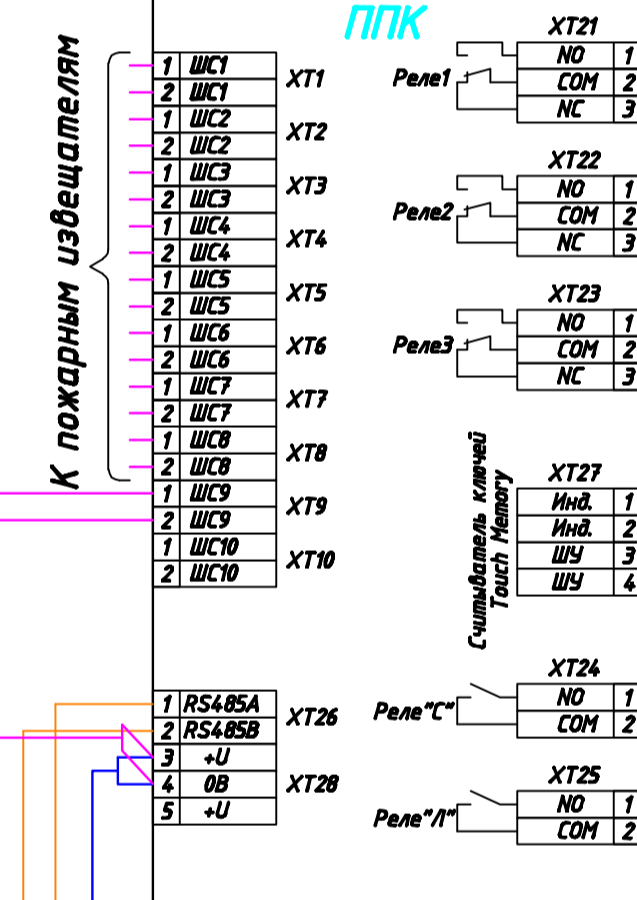


Сигнал-10 ППК

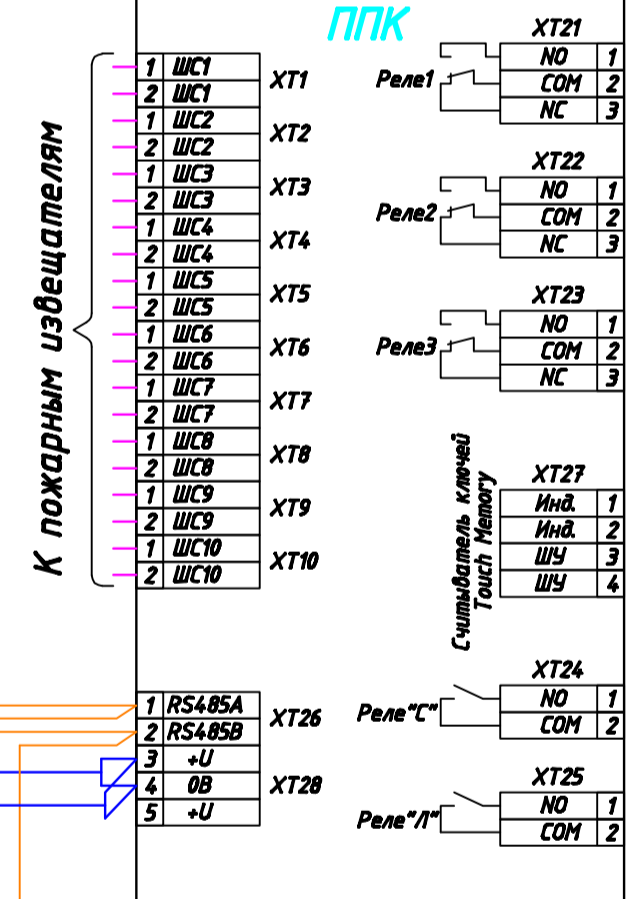

Сигнал-20П SMD ППК

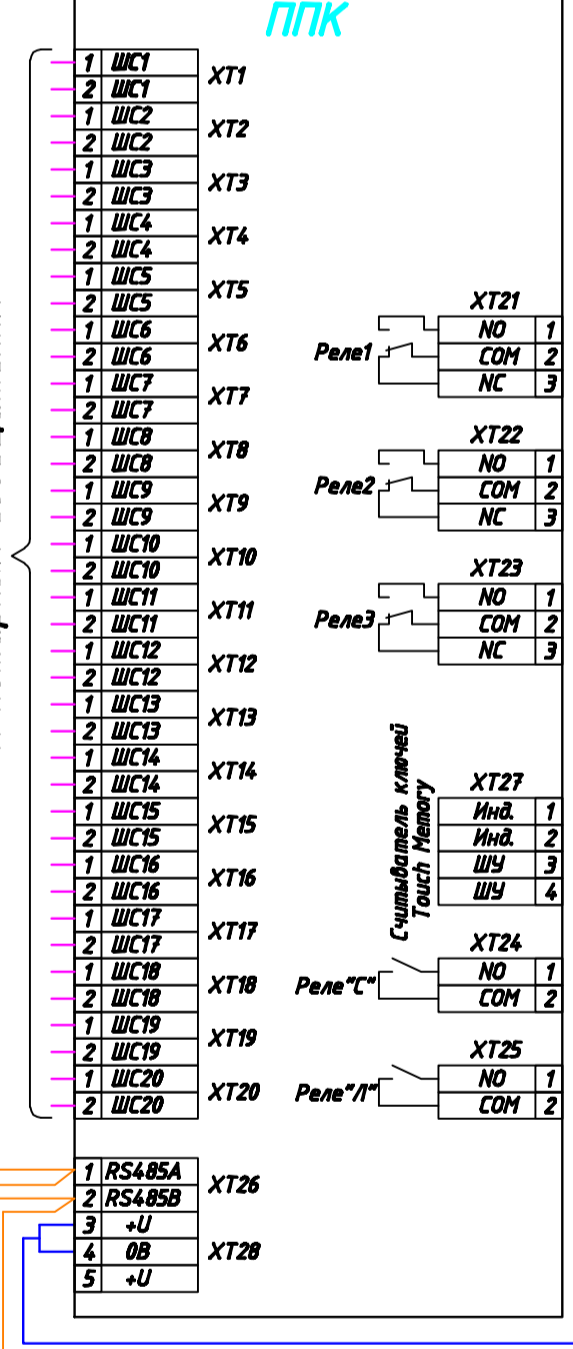

ИП2

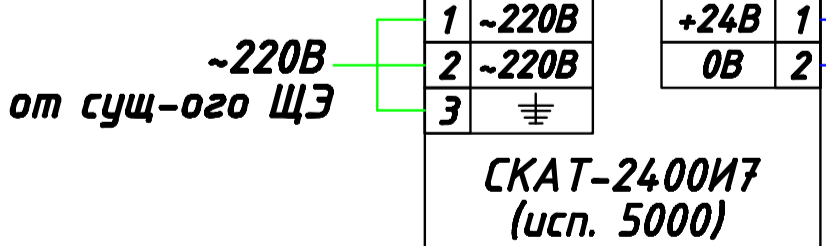

00.0000-СПС						
Изм.	Колуч.	Лист № док.	Подп.	Дата		
Автоматическая система пожарной сигнализации, управления систем противопожарной защиты и управления технологическим и инженерным оборудованием				Стадия	Лист	Листов
Схема подключения оборудования				РП	19	21
Гип	Ляшенко				 <b>СЕРВИСНЫЙ ЦЕНТР</b>	
Пров.	Долгополов					
Разраб.	Парыпчук					
Копировал				Формат А2		

Согласовано  
 Инф. № подл.  
 Подп. и дата  
 Взам. инв. №