


Согласовано

Согласовано

Инв. № подл.	Подп. и дата	Взам. инв. №

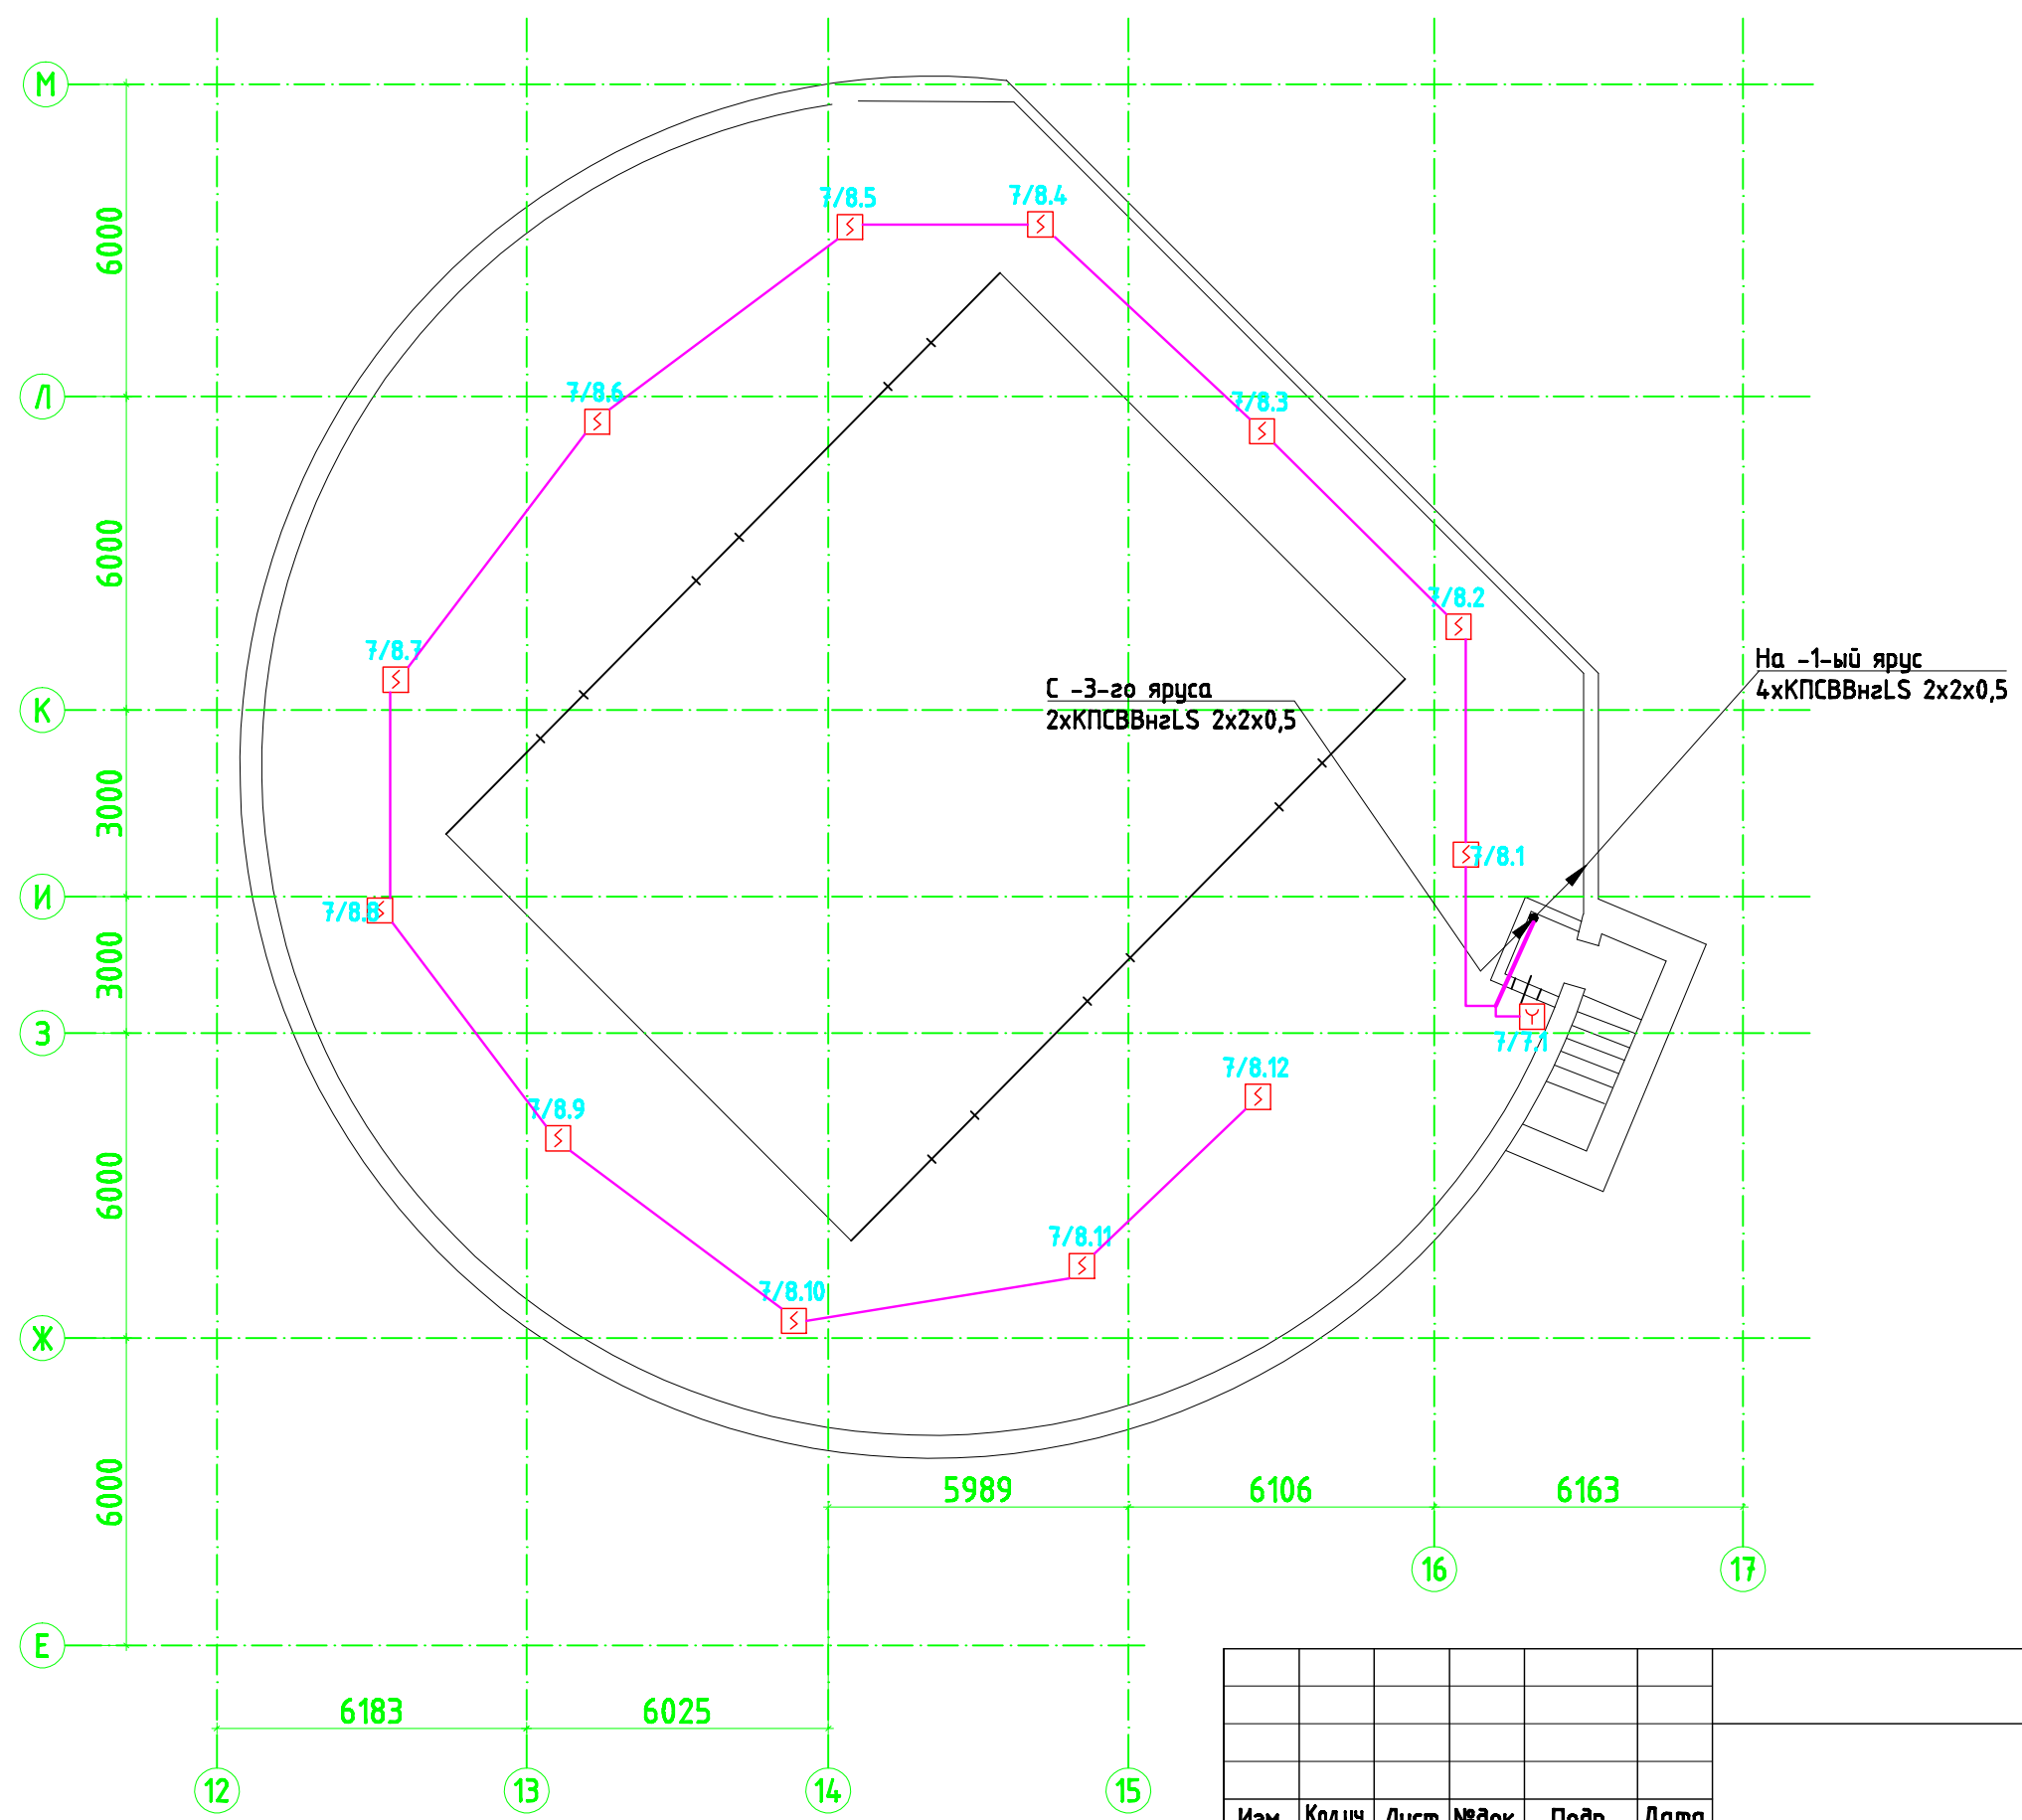

00.0000-СПС					
Изм.	Кол.ч.	Лист	№ док.	Подп.	Дата
Автоматическая система пожарной сигнализации, управления систем противопожарной защиты и управления технологическим и инженерным оборудованием					
Гип Ляшенко					
Проб. Долгополов					
Разраб. Парыпчик					
План расположения оборудования и кабельных трасс. Сцена -2-ой ярус.			Стадия	Лист	Листов
			РП	9	21

Копировал

Формат А3